
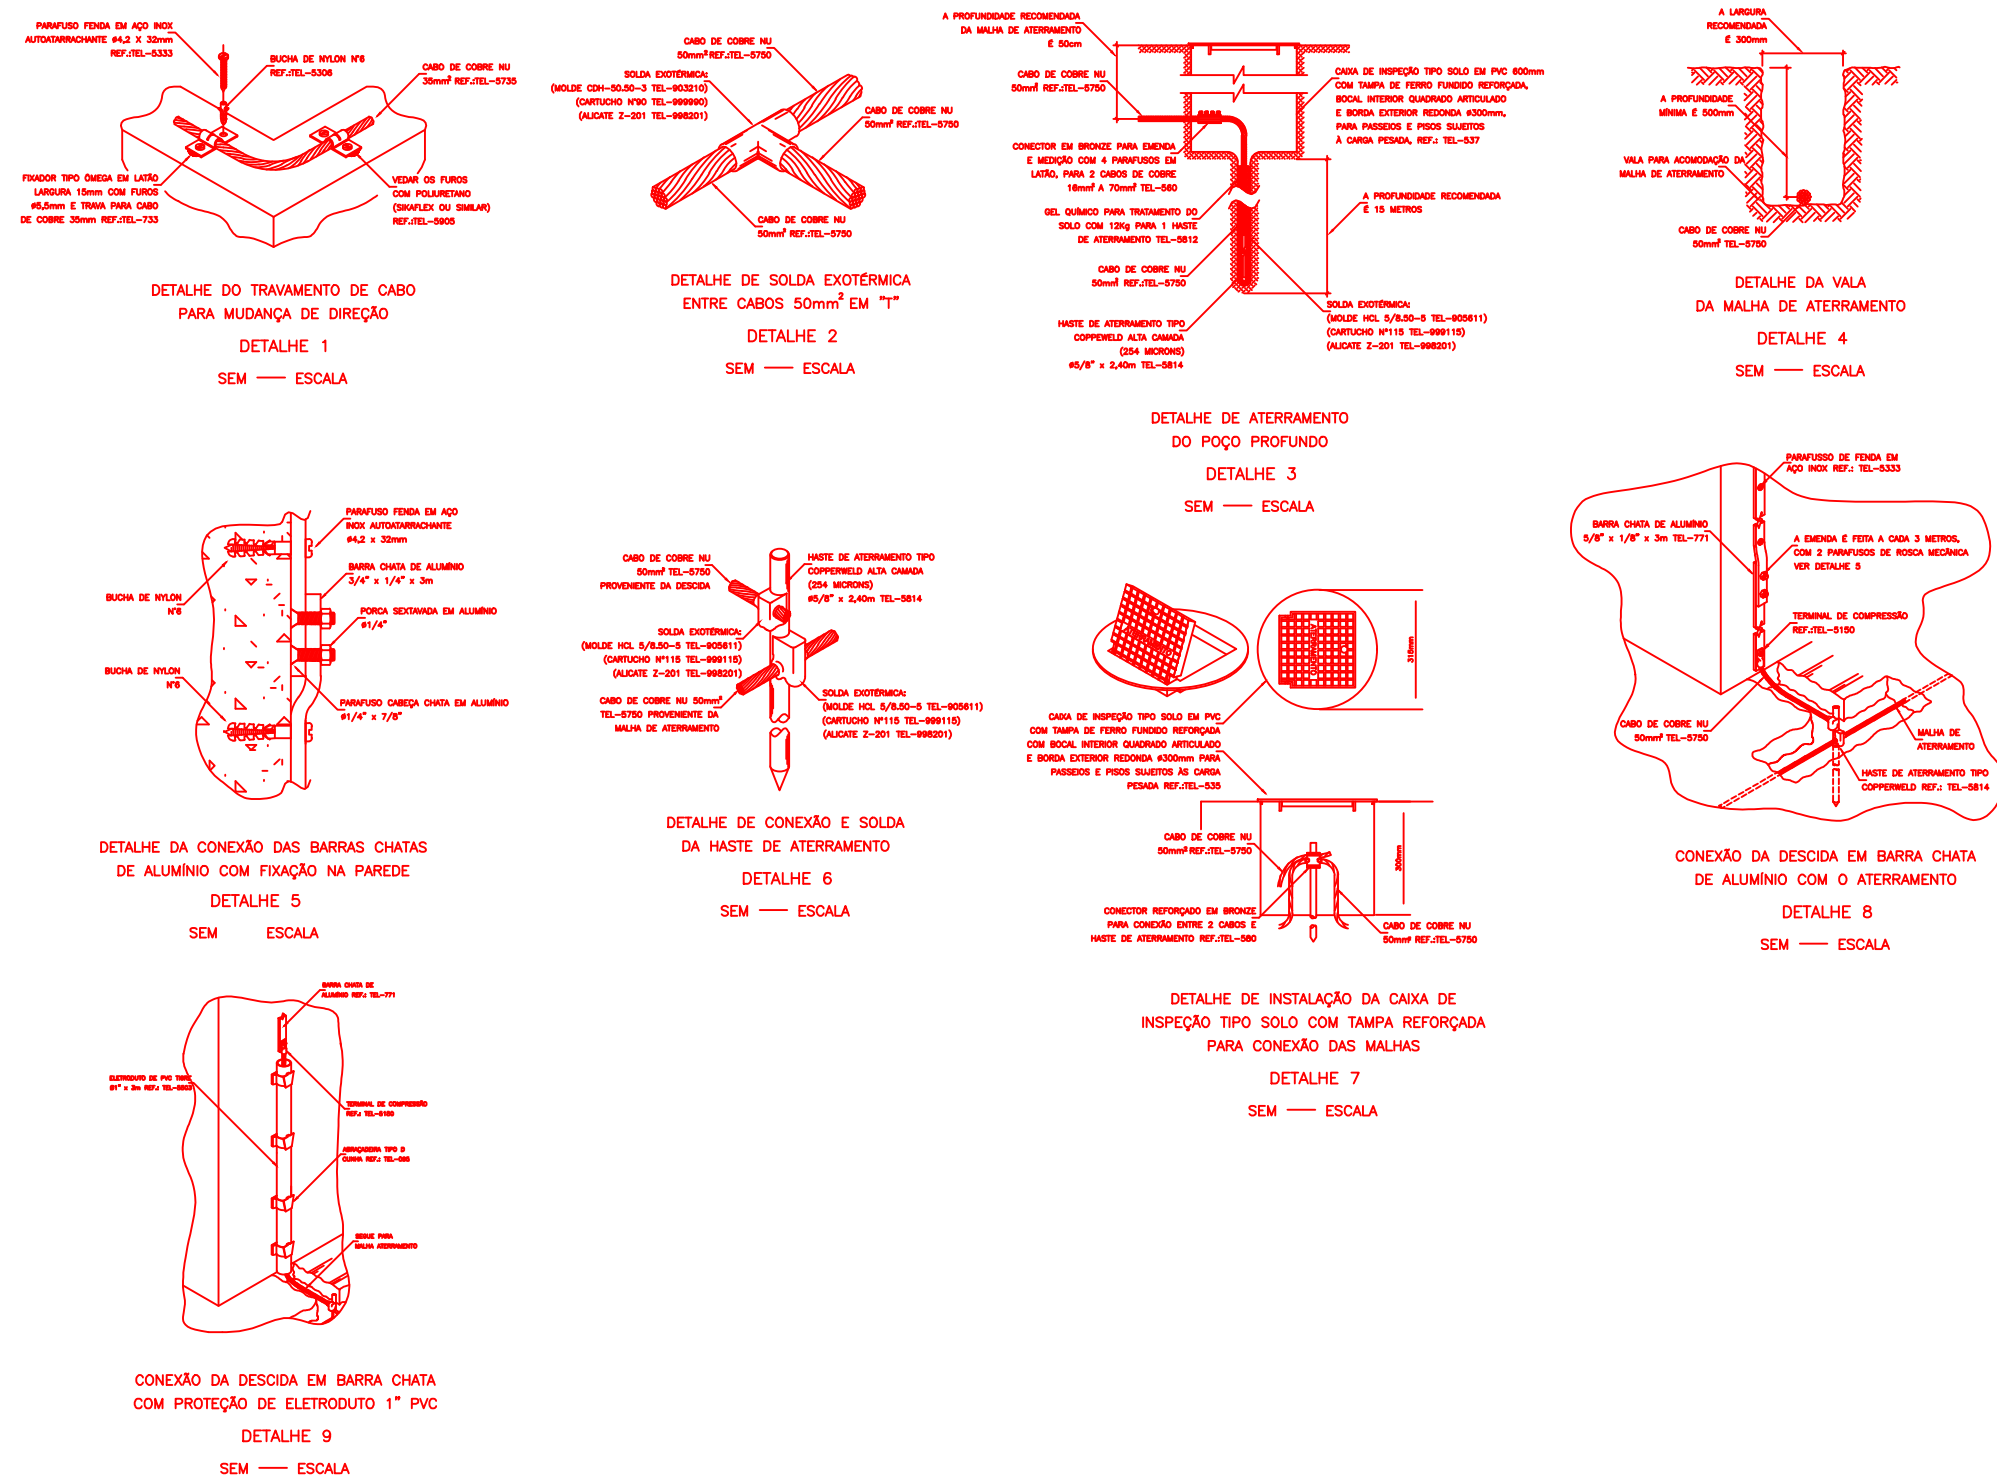


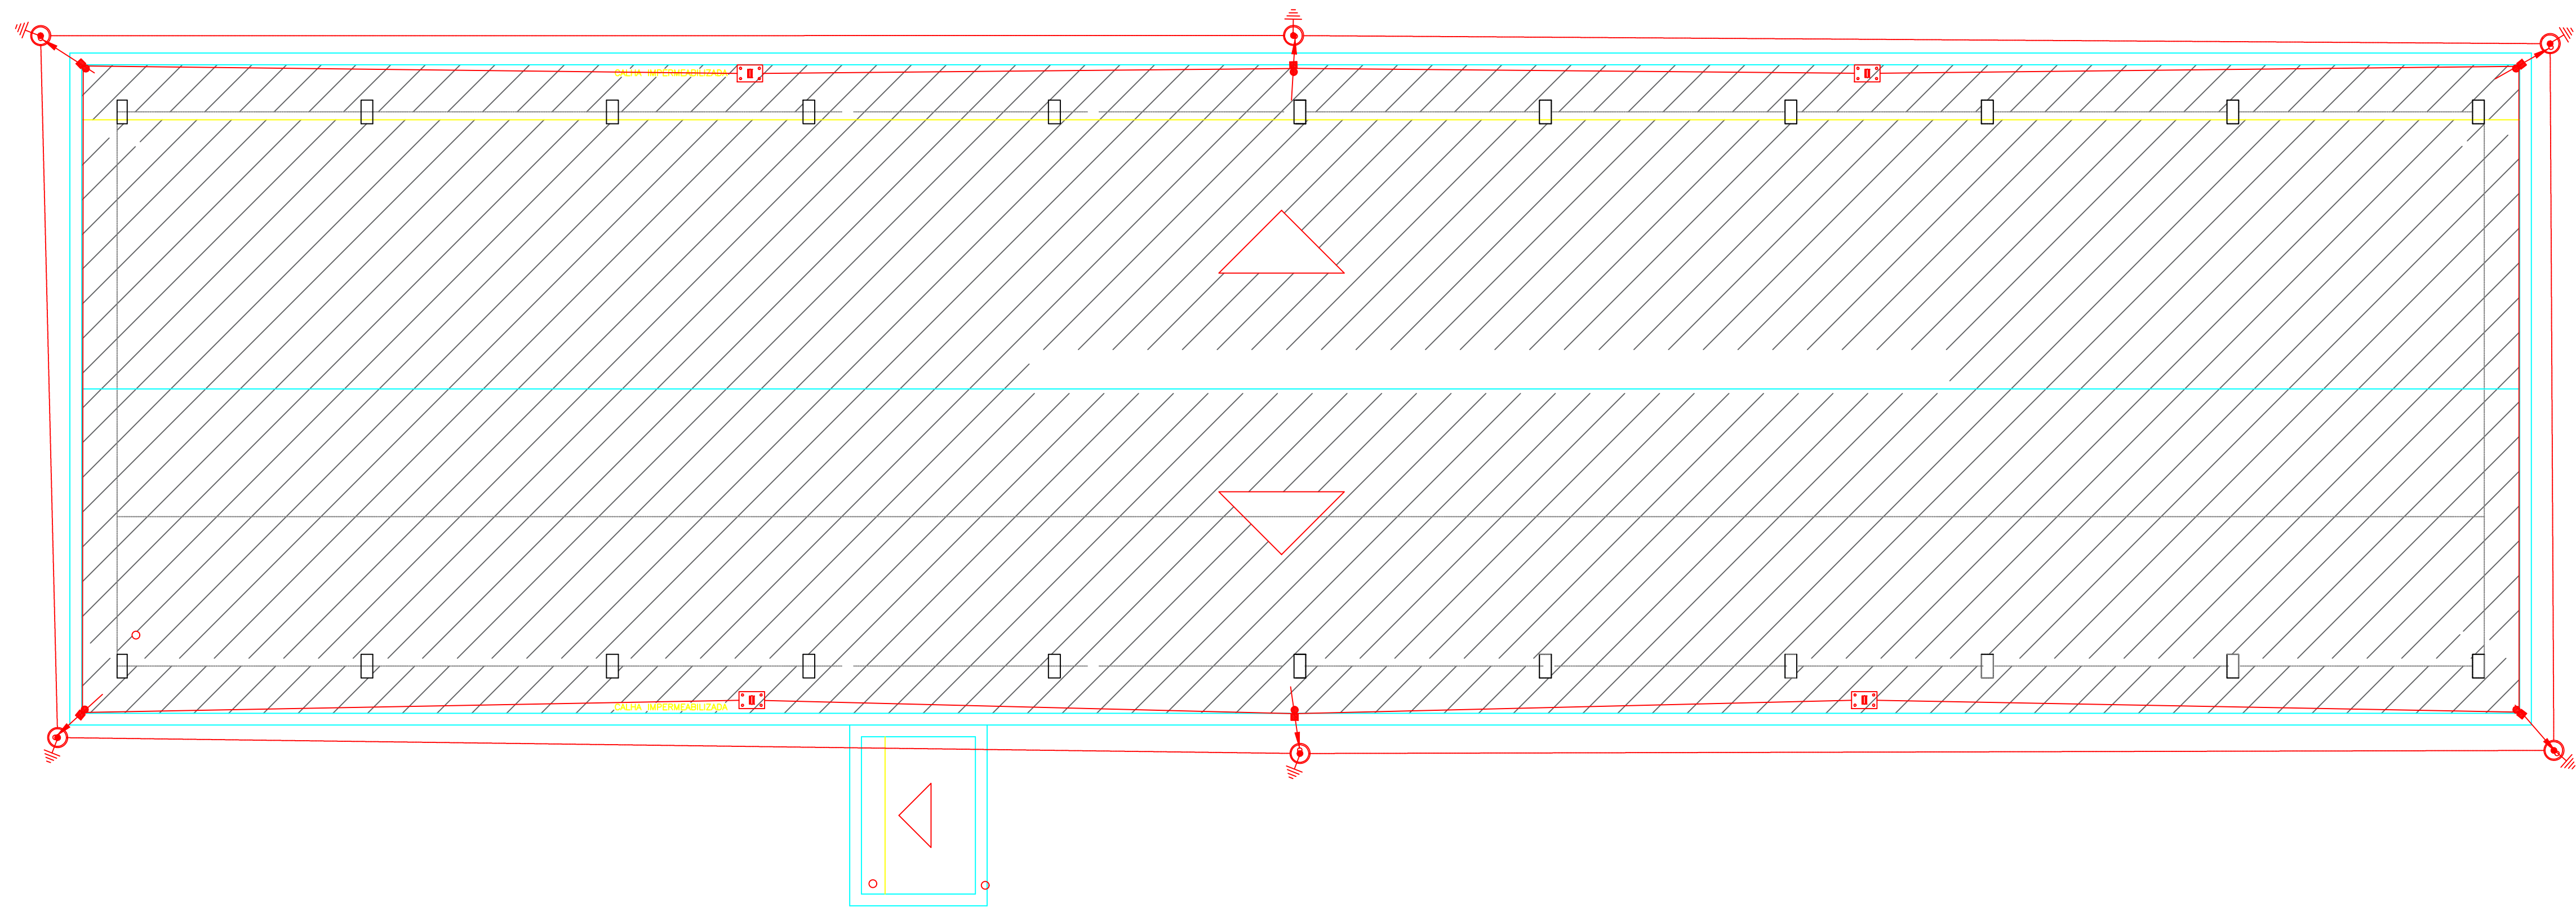

LEGENDA:

- Caixa com Aterramento 1 Haste c/ Tampa de F.F.
- Ligação entre Barra Chata e Cabo de Cobre
- Suporte-guia simples
- Eletroduto no Teto
- Tubo que Desce (Unifilar)

SED GOVERNO DO ESTADO DE MATO GROSSO DO SUL Secretaria de Estado de Educação SUPERINTENDÊNCIA DE APOIO OPERACIONAL / COORDENADORIA DE INFRAESTRUTURA		
OBRA CEINF CRIANCEIRAS		ELÉTRICA
LOCAL RUA RIO VERDE 2581 PARQUE ESTORIL 4 RIBAS DO RIO PARDO-MS		QUADRO DE ÁREAS ÁREA DE PINTURA = 1.455,68m²
AUTOR DO PROJETO TECNº JOEL RODRIGUES DA CRUZZ CREA 33511-D		PRÓPRIETÁRIO GOVERNO DO ESTADO DE MATO GROSSO DO SUL 16.412.257/0001-25
RESPONSÁVEL TÉCNICO P/ EXECUÇÃO DA OBRA SPDA		FOLHA ÚNICA
ESCALA 1/50	DATA	REVISÃO SETEMBRO/2021
		DESENHO