

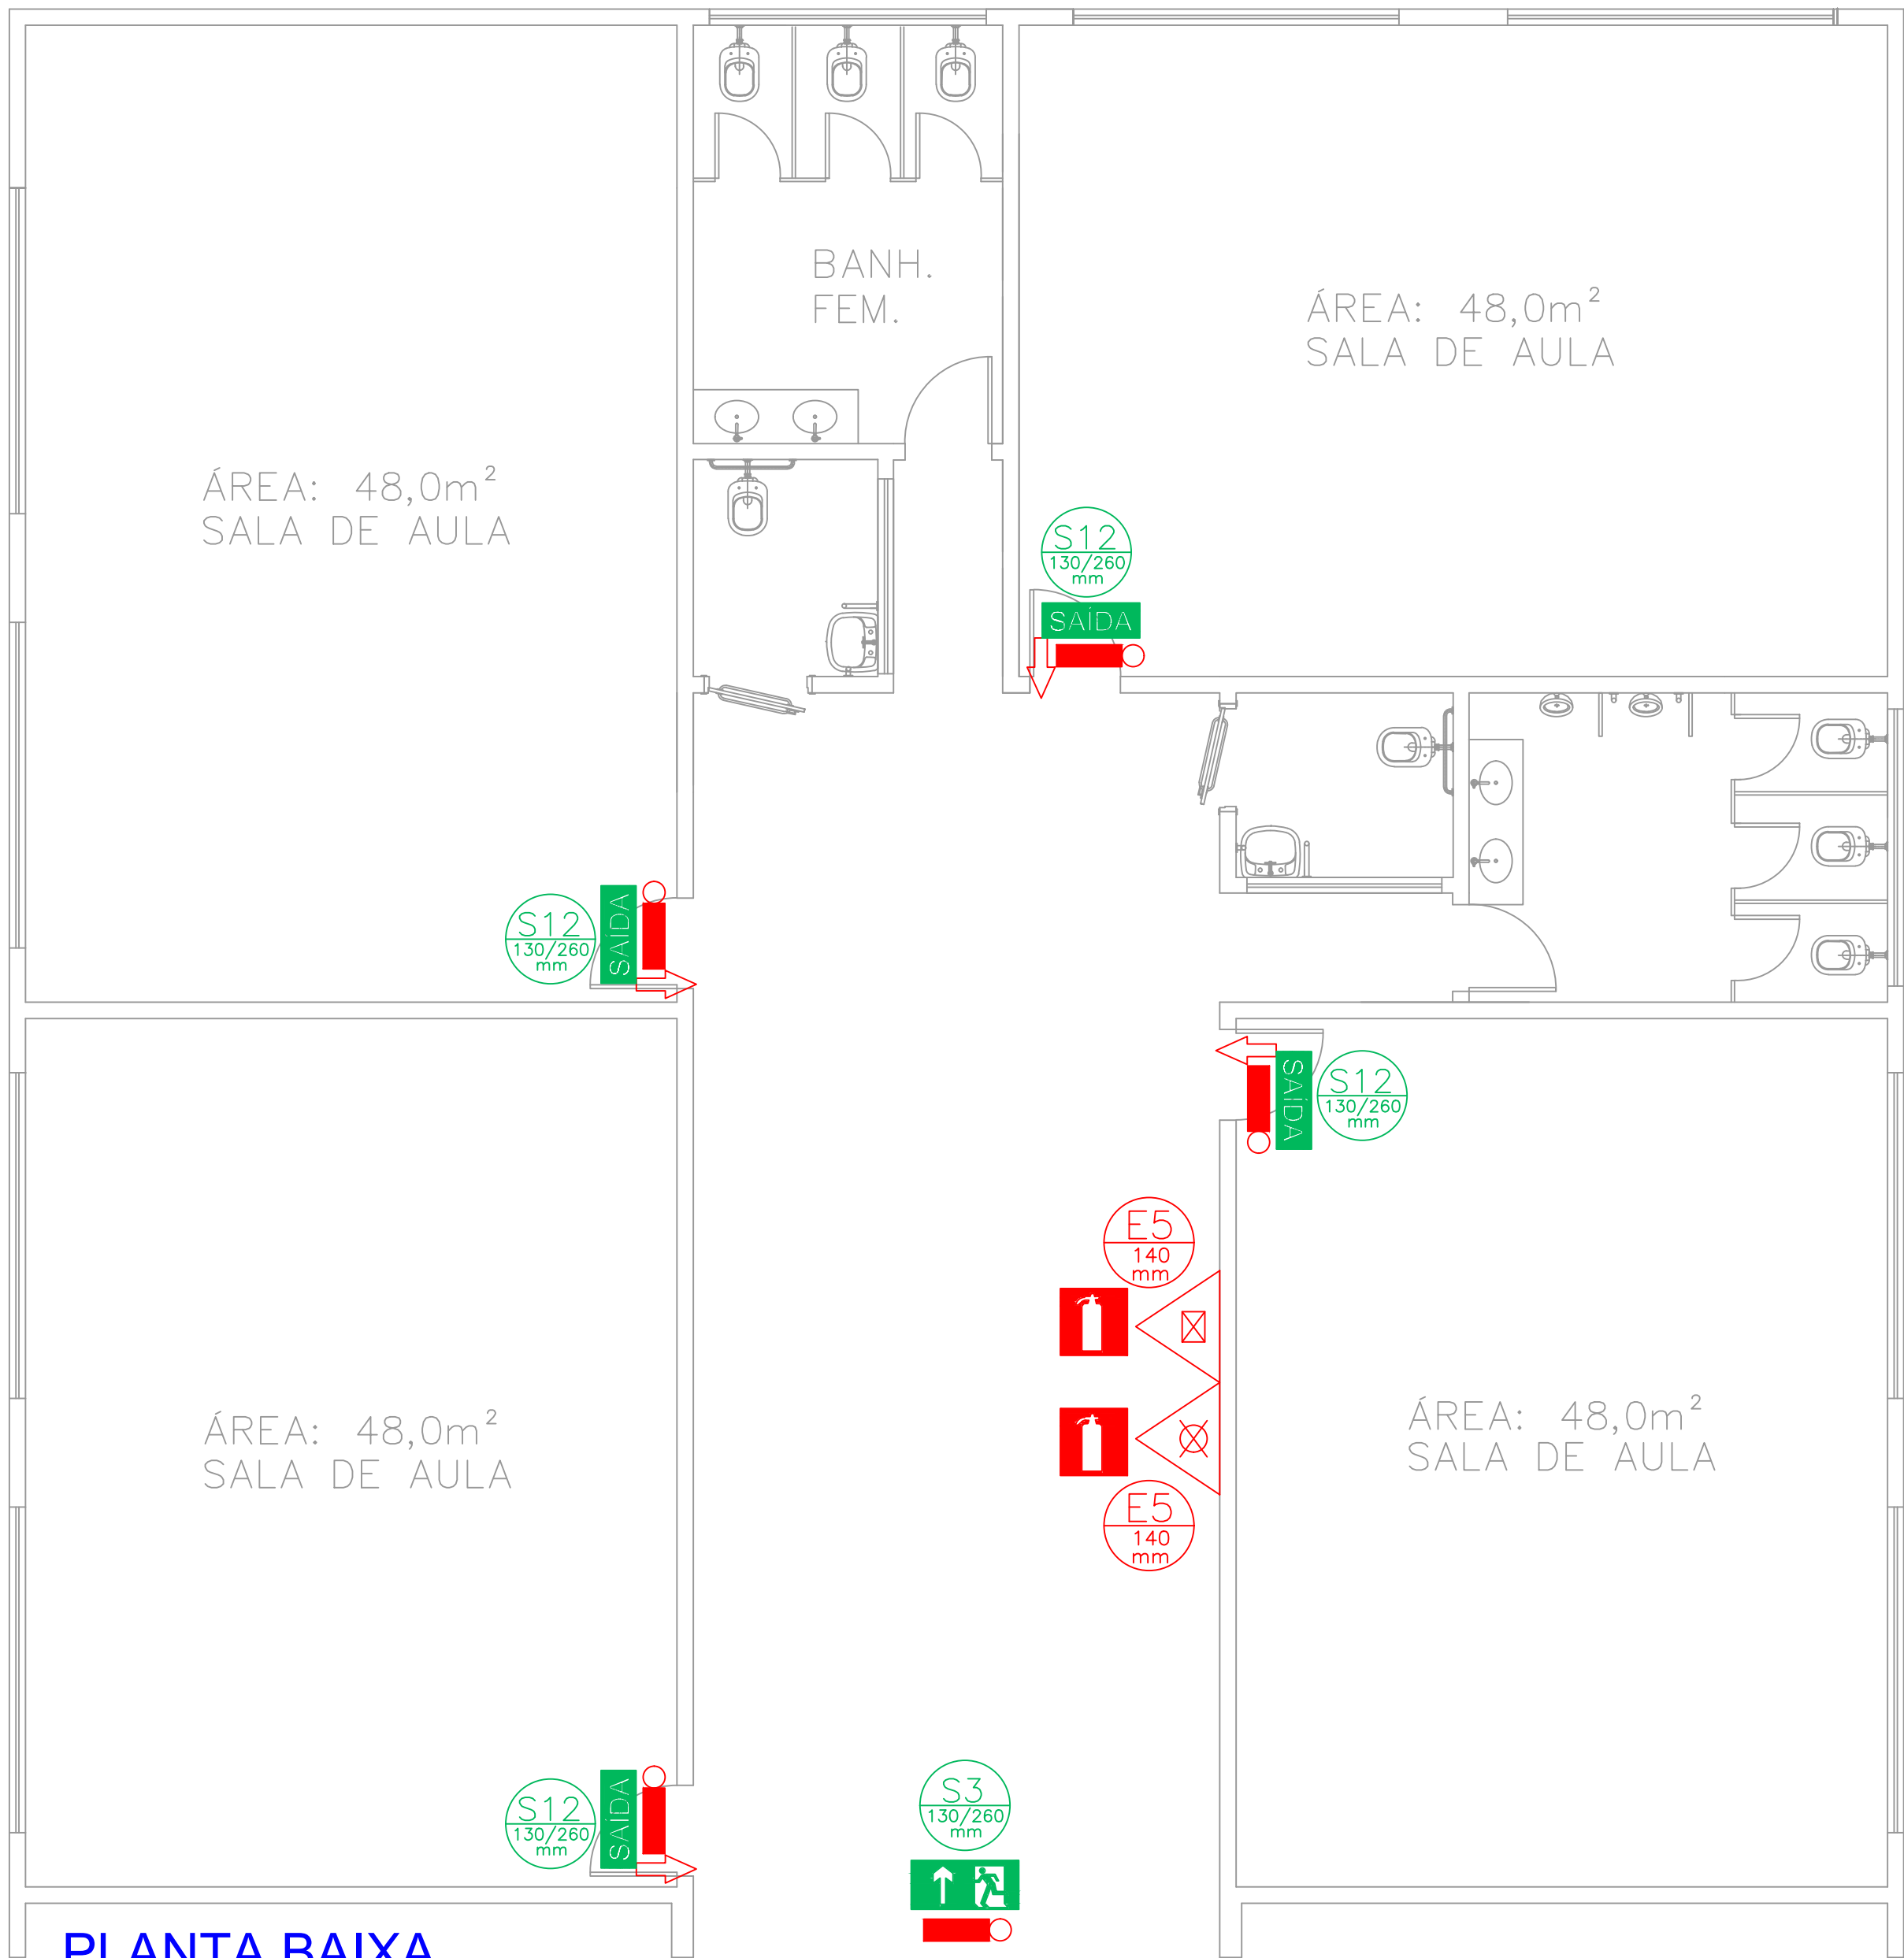
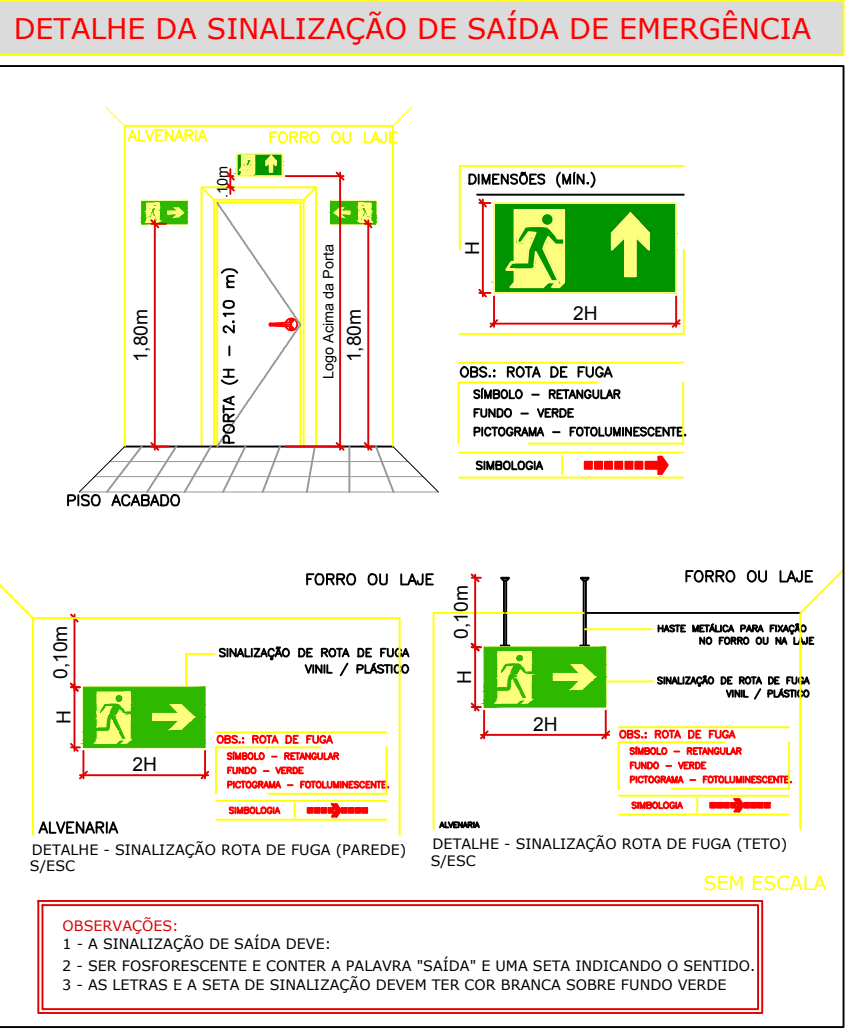


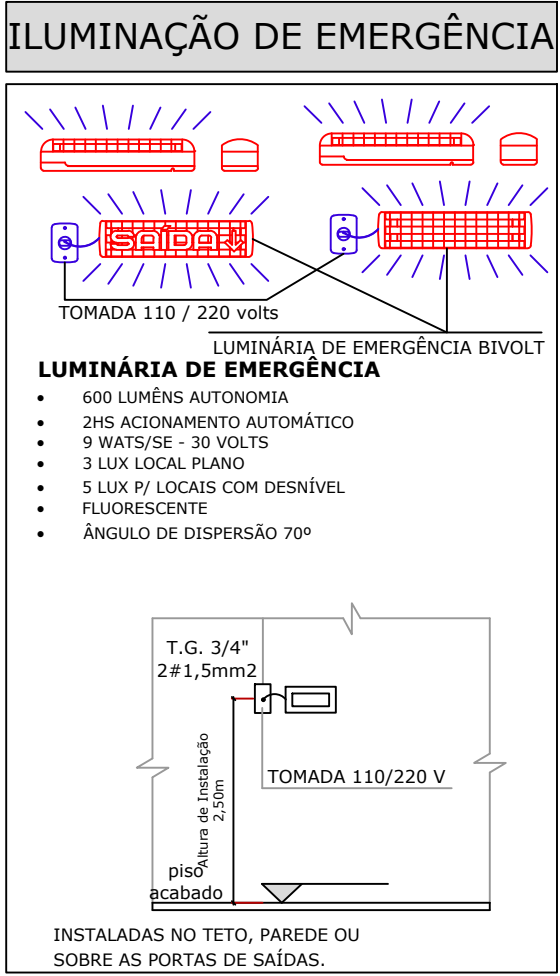

PLANTA BAIXA
ESCALA 1 / 50

SIMBOLOGIA DE PREVENÇÃO CONTRA INCÊNDIO	
	ILUMINAÇÃO DE EMERGÊNCIA - TIPO ACIONAMENTO AUTOMÁTICO - POTÊNCIA 09 watts / AUTONOMIA DE 2 HORAS
	EXTINTOR PORTÁTIL DE ÁGUA PRESSURIZADA 2A COM PLACA INDICATIVA DO AGENTE EXTINTOR
	EXTINTOR PORTÁTIL DE PÓ QUÍMICO SECO 20B-C COM PLACA INDICATIVA DO AGENTE EXTINTOR
	EXTINTOR PORTÁTIL DE GÁS CARBÔNICO CO2 COM PLACA INDICATIVA DO AGENTE EXTINTOR
	PLACA DE IDENTIFICAÇÃO DE SAÍDA
	PLACA DE IDENTIFICAÇÃO ROTA DE FUGA - DIREÇÃO A SEGUIR

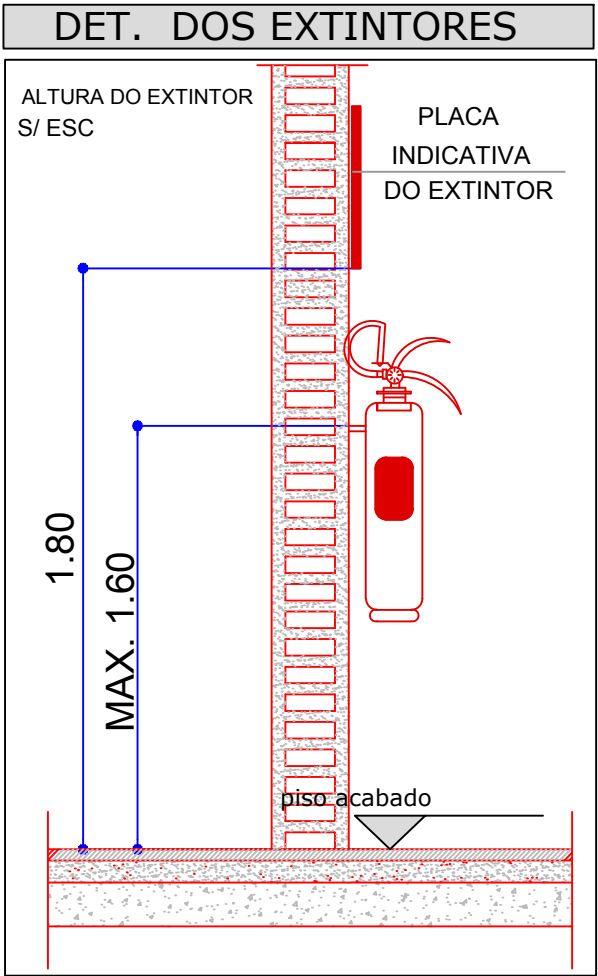

LEGENDA - SINALIZAÇÃO DE EMERGÊNCIA				
Código	Simbolo	Significado	Forma e Cor	Aplicação
S1 130/260 mm		SAÍDA DE EMERGÊNCIA	Simbolo: Retangular Fundo: Verde Pictograma: Fotoluminescente	Indicação do sentido a direita de uma saída de emergência.
S2 130/260 mm				Indicação do sentido a esquerda de uma saída de emergência.
S3 130/260 mm				Indicação de uma saída de emergência a ser afixada acima da porta, para indicar o seu acesso.
S12 130/260 mm		SAÍDA DE EMERGÊNCIA	Simbolo: Retangular Fundo: Verde Mensagem "SAÍDA" e ou pictograma e ou seta direcional fotoluminescente, com altura de letra sempre ≥ 50 mm.	Indicação da saída de emergência utilizada como complementação do pictograma fotoluminescente (seta ou imagem, ou ambos)
E1 140 mm		ALARME SONORO	Simbolo: Quadrado Fundo: Vermelha Pictograma: Fotoluminescente	Indicação do local de acionamento do alarme de incêndio.
E2 130/260 mm		COMANDO MANUAL DE ALARME OU BOMBA DE INCÊNDIO		Ponto de acionamento de alarme de incêndio ou bomba de incêndio. Deve vir sempre acompanhado de uma mensagem escrita, designando o equipamento acionado por aquele ponto.
E3 130/260 mm				
E5 140 mm		EXTINTOR DE INCÊNDIO	Simbolo: Quadrado Fundo: Vermelha Pictograma: Fotoluminescente	O desenho indicativo deve ser indicação de localização dos extintores de incêndio.
E7 140 mm		ABRIGO DE MANGUEIRA E HIDRANTE	Simbolo: Quadrado Fundo: Vermelha Pictograma: Fotoluminescente	Indicação do abrigo da mangueira de incêndio com ou sem hidrante no seu interior.
M1 400/800 mm	VER DETALHE	INDICAÇÃO DOS SISTEMAS DE PROTEÇÃO CONTRA INCÊNDIO EXISTENTES NA EDIFICAÇÃO.	Simbolo: Retangular Fundo: Verde Mensagem escrita referente aos sistemas de proteção contra incêndio existentes na edificação, o tipo de estrutura e os telefones de emergência. Letras: brancas	Indicação na entrada principal da edificação.

NOTA: ILUMINAÇÃO DE EMERGÊNCIA

	ILUMINAÇÃO DE EMERGÊNCIA POTÊNCIA 16 watts (mínimo) AUTONOMIA DE 2 HORAS	NOTAS: 1. O nível de iluminação será de 3lux em locais planos (corredores, halls, áreas de refúgio) e 5 lux para locais com desnível (escadas ou passagens com obstáculos). 2. A tensão das luminárias de acionamento e balizamento para iluminação de emergência em áreas com carga de incêndio deve ser de, no máximo, de 30 volts. 3. Para instalações existentes e na impossibilidade de reduzir a tensão de alimentação das luminárias, pode ser utilizado um interruptor diferencial de 30mA, com disjuntor termomagnético de 10A. 4. A ILUMINAÇÃO DE EMERGÊNCIA ATENDERÁ O ITEM 5.1.1 DA NBR 10898/99
	ILUMINAÇÃO DE EMERGÊNCIA TIPO BALIZAMENTO INSTALADA NAS SAÍDAS - COM LUZ DE EMERGÊNCIA POTÊNCIA 16 watts (mínimo) - AUTONOMIA DE 2 HORAS	
TIPO DE LÂMPADA	FLUORESCENTE	
Potência (watts)	09 watts (no mín.)	
Tensão (volts)	30 volts (no máx.)	
Fluxo Luminoso Nominal (lúmens)	600 lúmens	
Vida Útil do elemento gerador de Luz	2 anos (17.520 horas)	

SED GOVERNO DO ESTADO DE MATO GROSSO DO SUL Secretaria de Estado de Educação SUPERINTENDÊNCIA DE APOIO OPERACIONAL / COORDENADORIA DE INFRAESTRUTURA		GOVERNO DO ESTADO MATO GROSSO DO SUL Secretaria de Estado de Educação
OBRAS E.M. IRACY DA SILVA DE ALMEIDA		PSCP
LOCAL: RUA RACHIDE ABES, 1148 JARDIM VISTA ALEGRE - RIBAS DO RIO PARDO - MS		QUADRO DE ÁREAS ÁREA CONSTRUÍDA: 313,23 m²
AUTOR DO PROJETO ENGR. FELIPE FERREIRA AZULERA CREA MS - 66717		PROPRIETÁRIO GOVERNO DO ESTADO DE MATO GROSSO DO SUL 18.412.257/0001-28
RESPONSÁVEL TÉCNICO P/ EXECUÇÃO DA OBRA ENGR. FELIPE FERREIRA AZULERA CREA MS - 66717		TÍTULO PLANTA BAIXA
ESCALA INDICADA		FOLHA 01/01
DATA SETEMBRO 2021		REVISÃO DESENHO FELIPE