
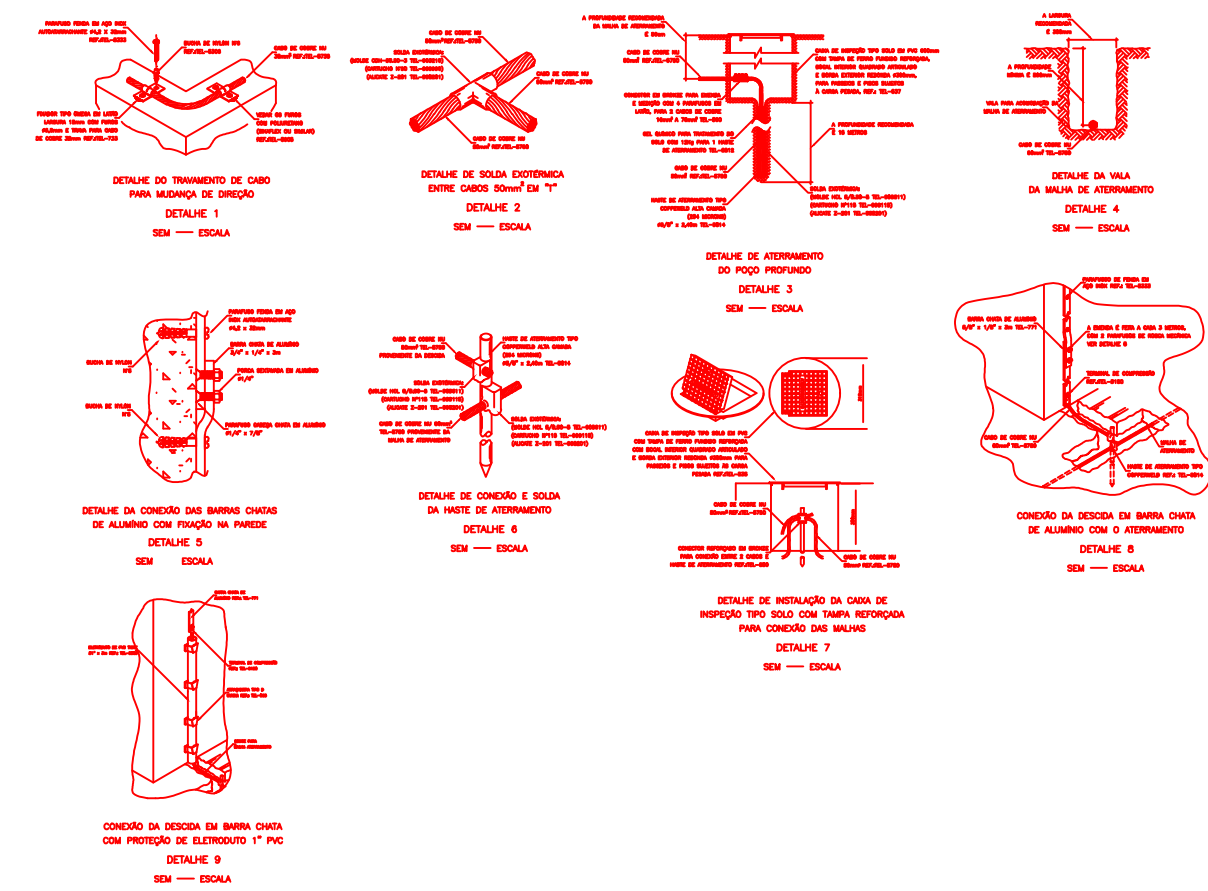


A1 DGIAPSE/SED910x594

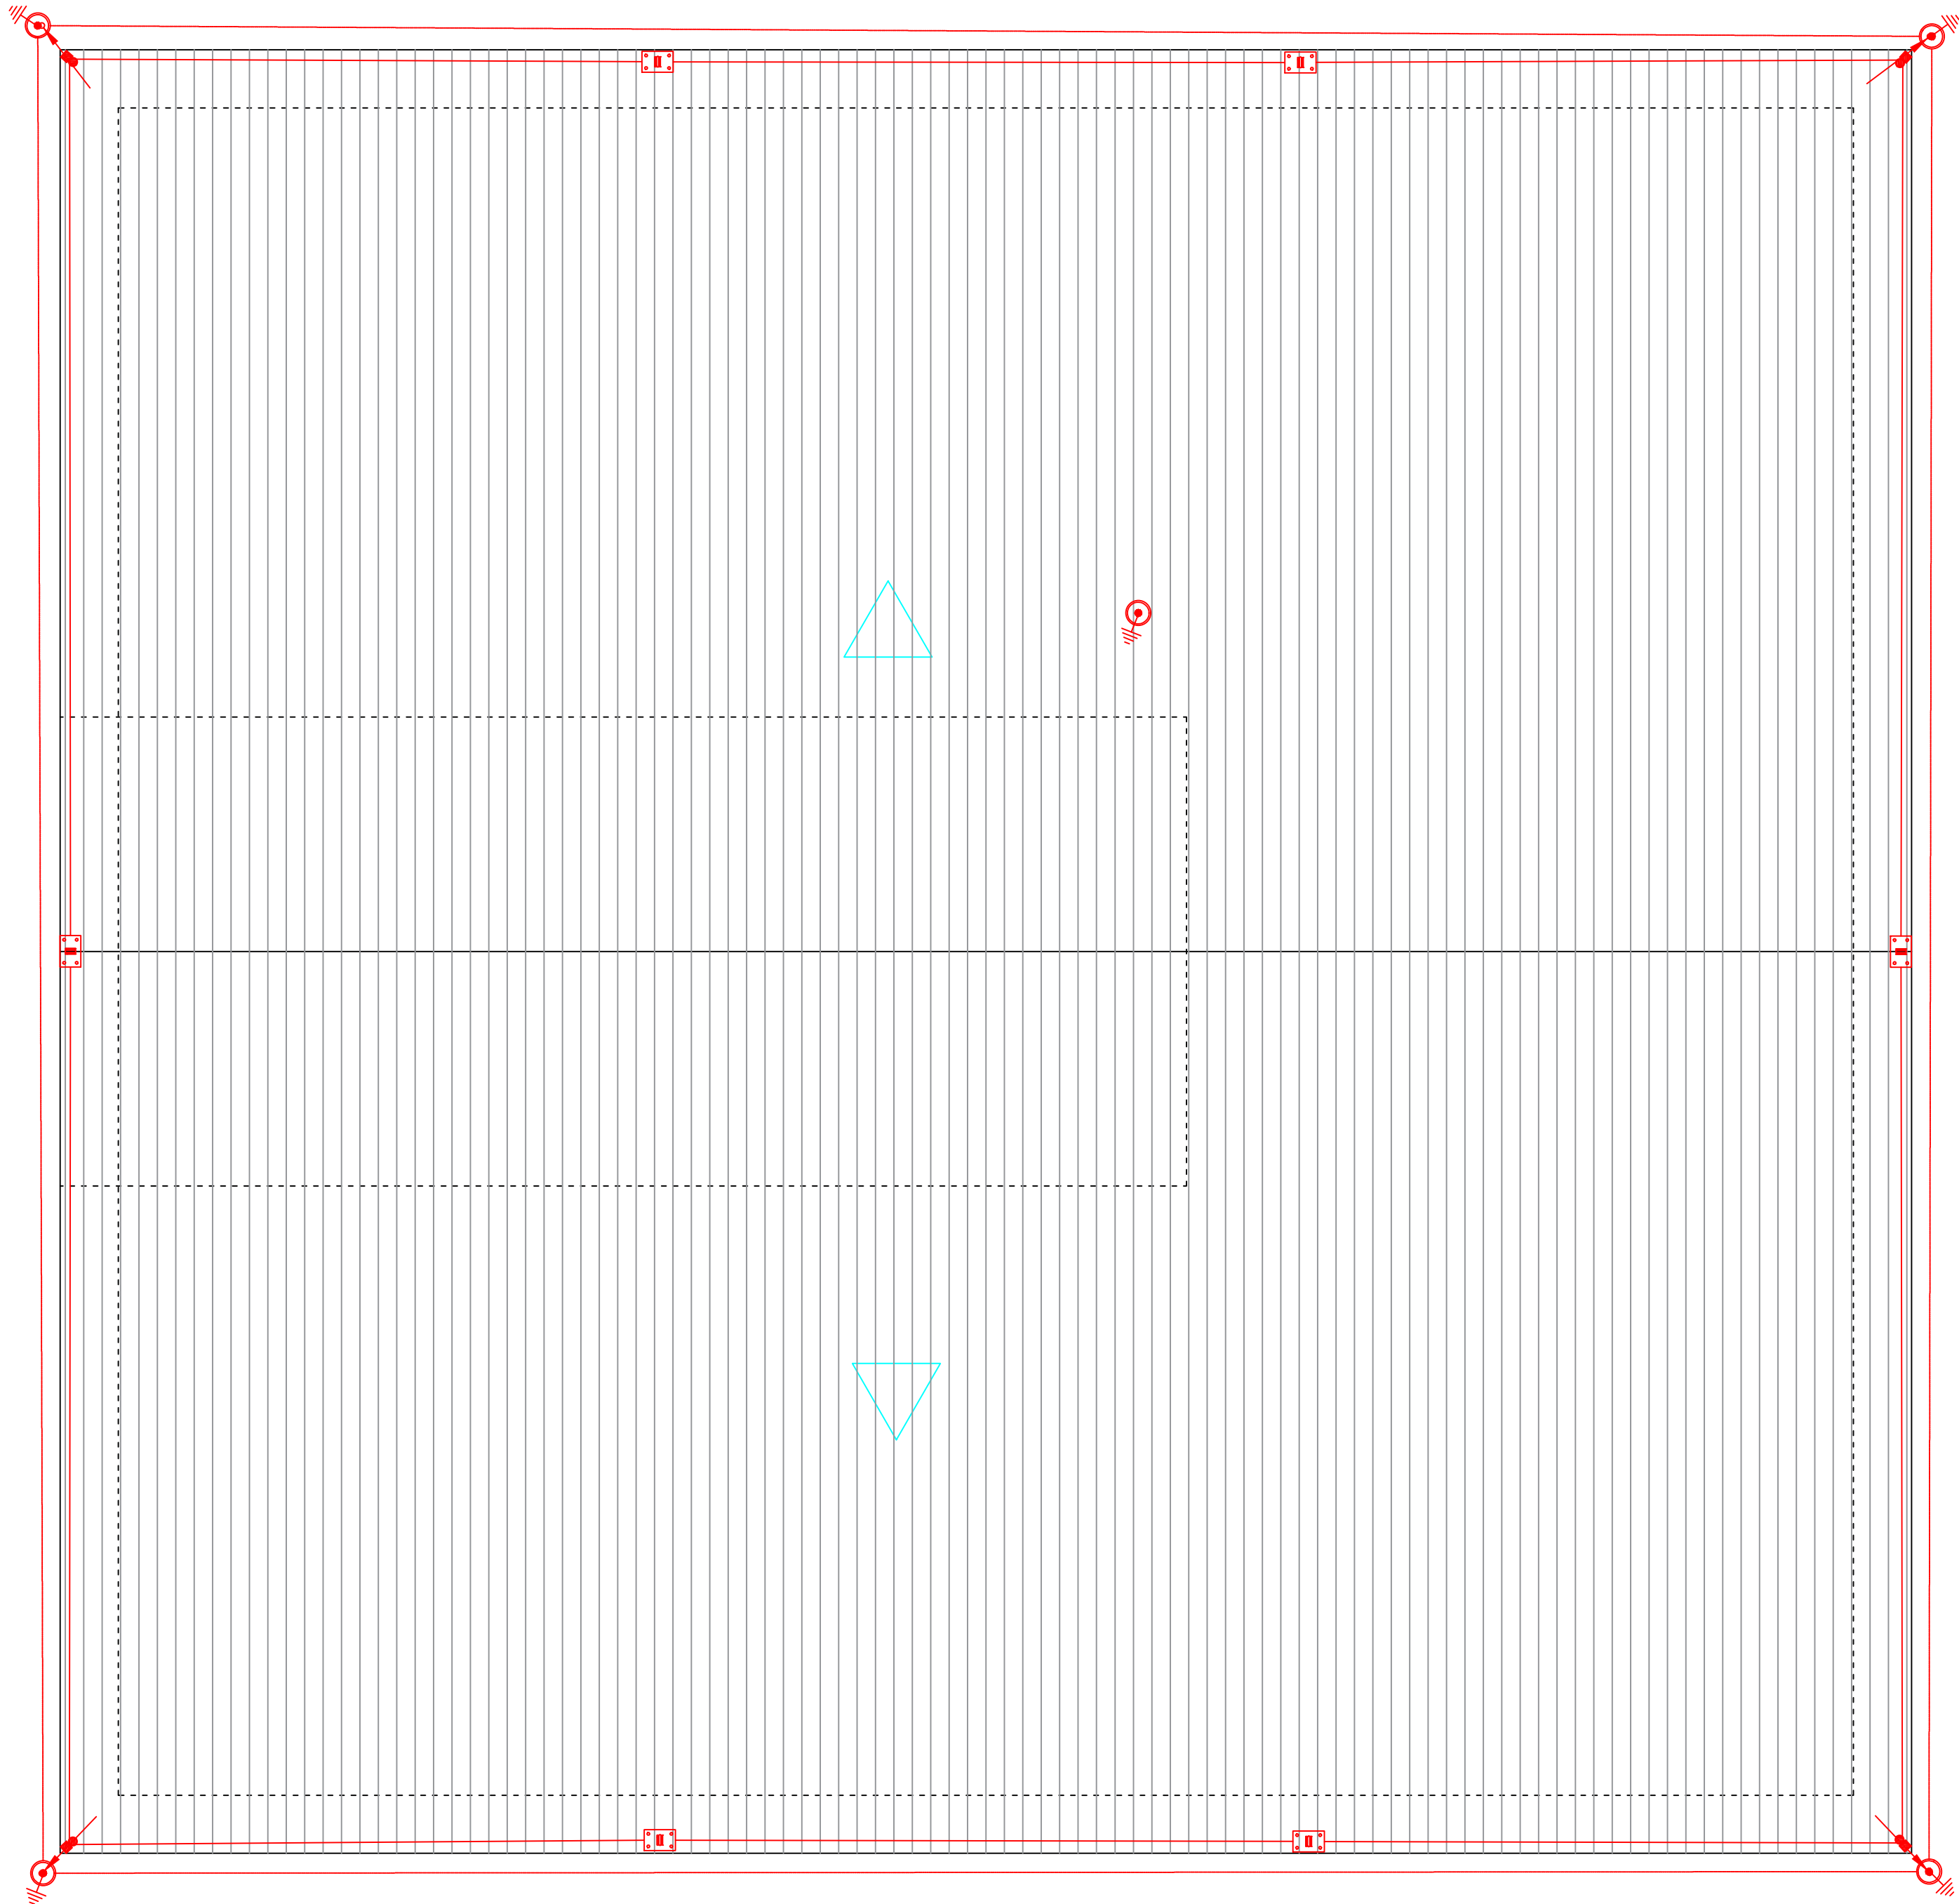

LEGENDA:

- Caixa com Aterramento 1 Haste c/ Tampa de F.F
- Ligação entre Barra Chata e Cabo de Cobre
- Suporte-guia simples
- Eletroduto no Piso
- Eletroduto no Teto
- Tubo que Desce (Unifilar)

SED GOVERNO DO ESTADO DE MATO GROSSO DO SUL Secretaria de Estado de Educação		GOVERNO DO ESTADO SECRETARIA DE ESTADO DE EDUCAÇÃO SUPERINTENDÊNCIA DE APOIO OPERACIONAL / COORDENADORIA DE INFRAESTRUTURA	
OBRA EM MAREIDE MONTEIRO DE LIMA		ELÉTRICA	
LOCAL RUA ELDIR OLIVEIRA DE PAULA 1780 PARQUE ESTORIL RIBAS DO RIO PARDO-MS		QUADRO DE ÁREAS ÁREA de PINTURA = 1.455,60m²	
AUTOR DO PROJETO TECNº JOEL RODRIGUES DA CRUZ QREASSIS/D		PROJETO EM SED	
RESPONSÁVEL TÉCNICO PI EXECUÇÃO DA OBRA		GOVERNO DO ESTADO DE MATO GROSSO DO SUL 15.412.257/0001-28	
TÍTULO SP DA		FOLHA ÚNICA	
ESCALA 1/50	DATA	REVISÃO SETEMBRO/2021	DESENHO