


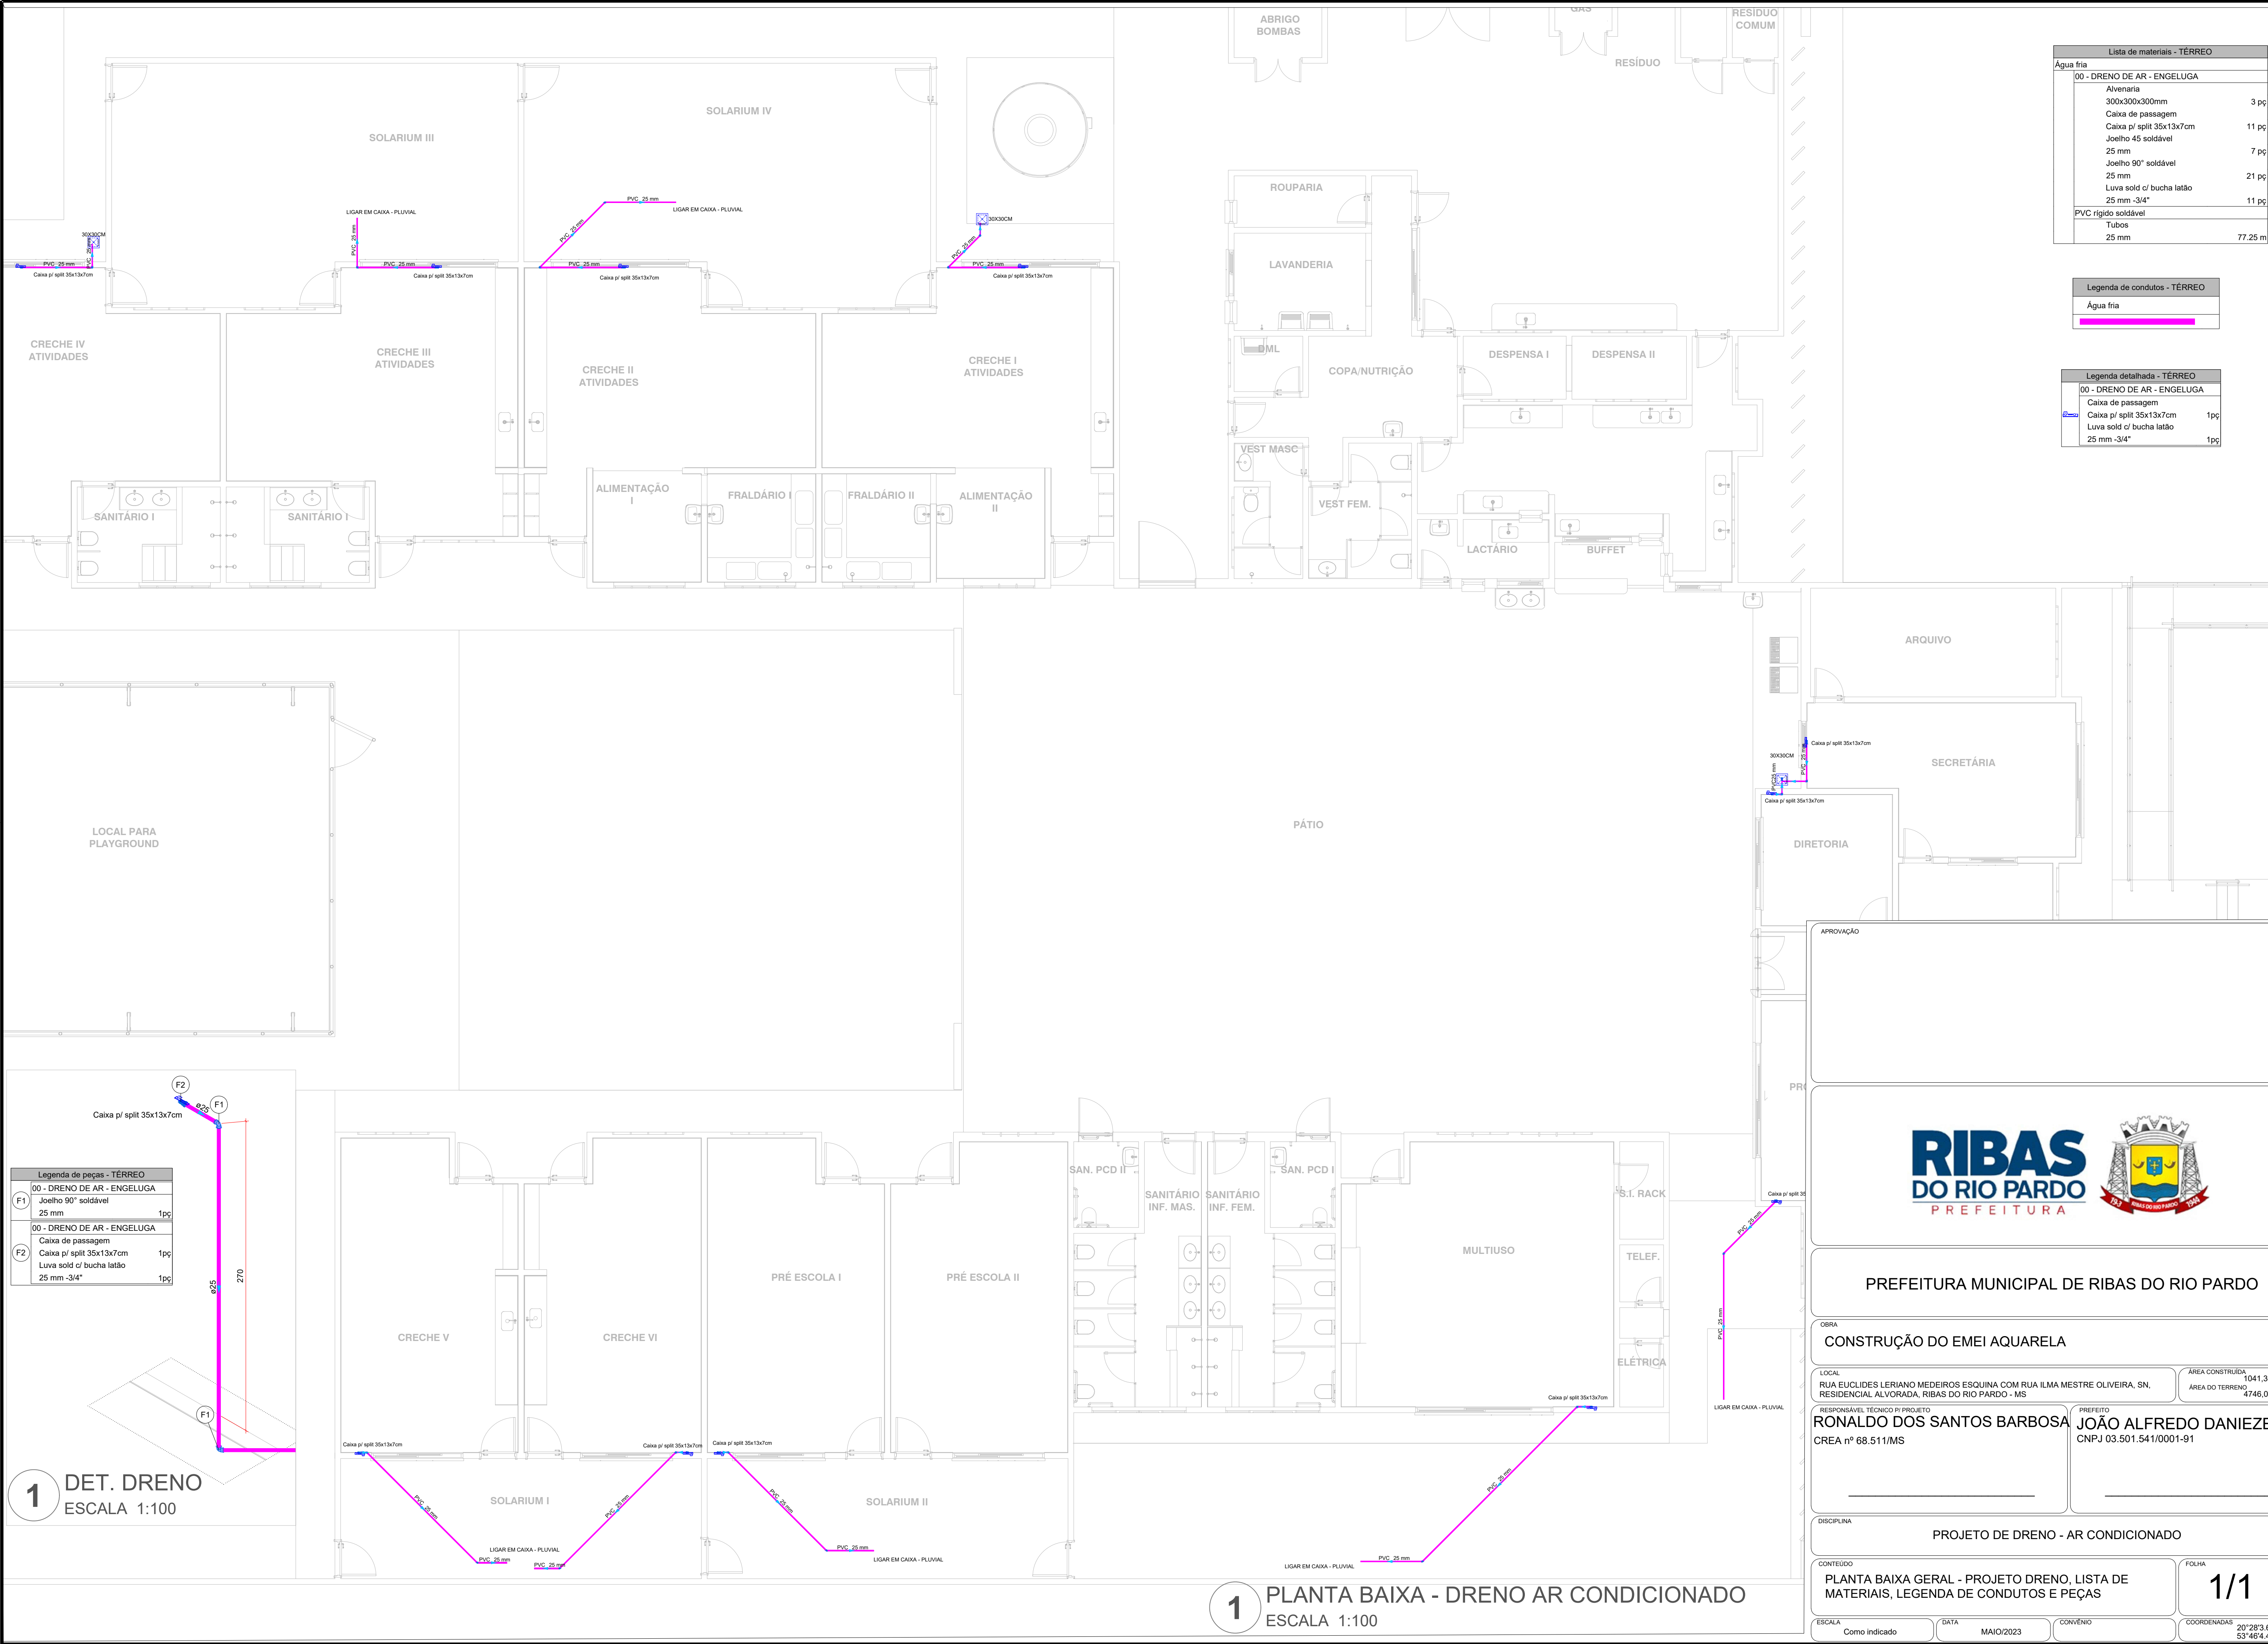

Lista de materiais - TÉRREO		
Água fria		
00 - DRENO DE AR - ENGELUGA		
Alvenaria		
300x300x300mm	3	pc
Caixa de passagem		
Caixa p/ split 35x13x7cm	11	pc
Joelho 45 soldável	7	pc
25 mm		
Joelho 90° soldável	21	pc
25 mm		
Luva sold c/ bucha latão	11	pc
25 mm -3/4"		
PVC rígido soldável		
Tubos		
25 mm	77.25	m

Legenda de condutos - TÉRREO	
Água fria	

Legenda detalhada - TÉRREO	
00 - DRENO DE AR - ENGELUGA	
Caixa de passagem	
Caixa p/ split 35x13x7cm	1pc
Luva sold c/ bucha latão	
25 mm -3/4"	1pc

Legenda de peças - TÉRREO	
00 - DRENO DE AR - ENGELUGA	
F1	Joelho 90° soldável
25 mm	1pc
00 - DRENO DE AR - ENGELUGA	
F2	Caixa de passagem
Caixa p/ split 35x13x7cm	1pc
Luva sold c/ bucha latão	
25 mm -3/4"	1pc

1 DET. DRENO
ESCALA 1:100

1 PLANTA BAIXA - DRENO AR CONDICIONADO
ESCALA 1:100



PREFEITURA MUNICIPAL DE RIBAS DO RIO PARDO

OBRA
CONSTRUÇÃO DO EMEI AQUARELA

LOCAL
RUA EUCLIDES LERIANO MEDEIROS ESQUINA COM RUA ILMA MESTRE OLIVEIRA, SN,
RESIDENCIAL ALVORADA, RIBAS DO RIO PARDO - MS

ÁREA CONSTRUÍDA
1041,33 m²
ÁREA DO TERRENO
4746,00 m²

RESPONSÁVEL TÉCNICO PI PROJETO
RONALDO DOS SANTOS BARBOSA
CREA nº 68.511/MS

PREFEITO
JOÃO ALFREDO DANIEZE
CNPJ 03.501.541/0001-91

DISCIPLINA
PROJETO DE DRENO - AR CONDICIONADO

CONTEÚDO
PLANTA BAIXA GERAL - PROJETO DRENO, LISTA DE
MATERIAIS, LEGENDA DE CONDUTOS E PEÇAS

FOLHA
1/1

ESCALA
Como indicado
DATA
MAIO/2023
CONVENIO
COORDENADAS
20°28'3.66"S
53°48'4.43"S