



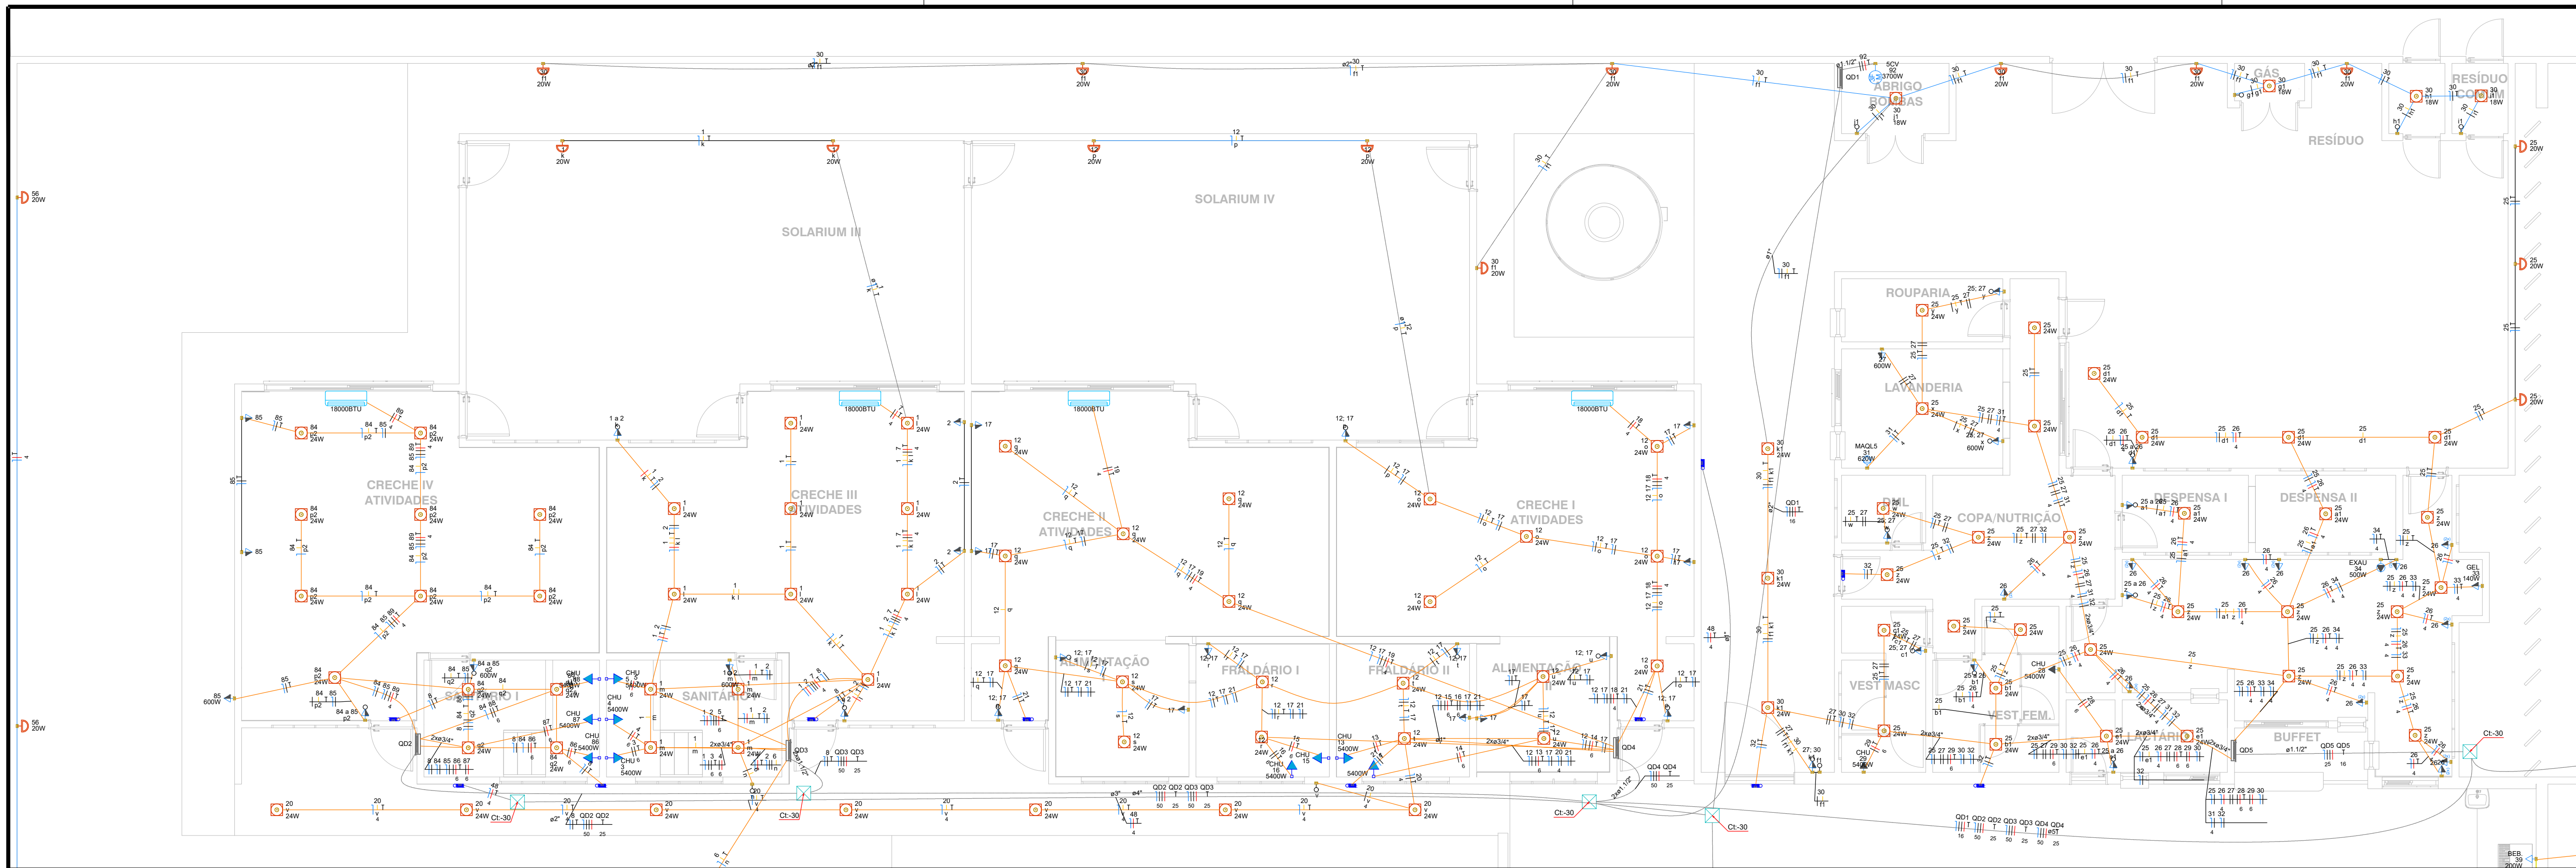

1 PLANTA BAIXA - PARTE 1
ESCALA 1:100

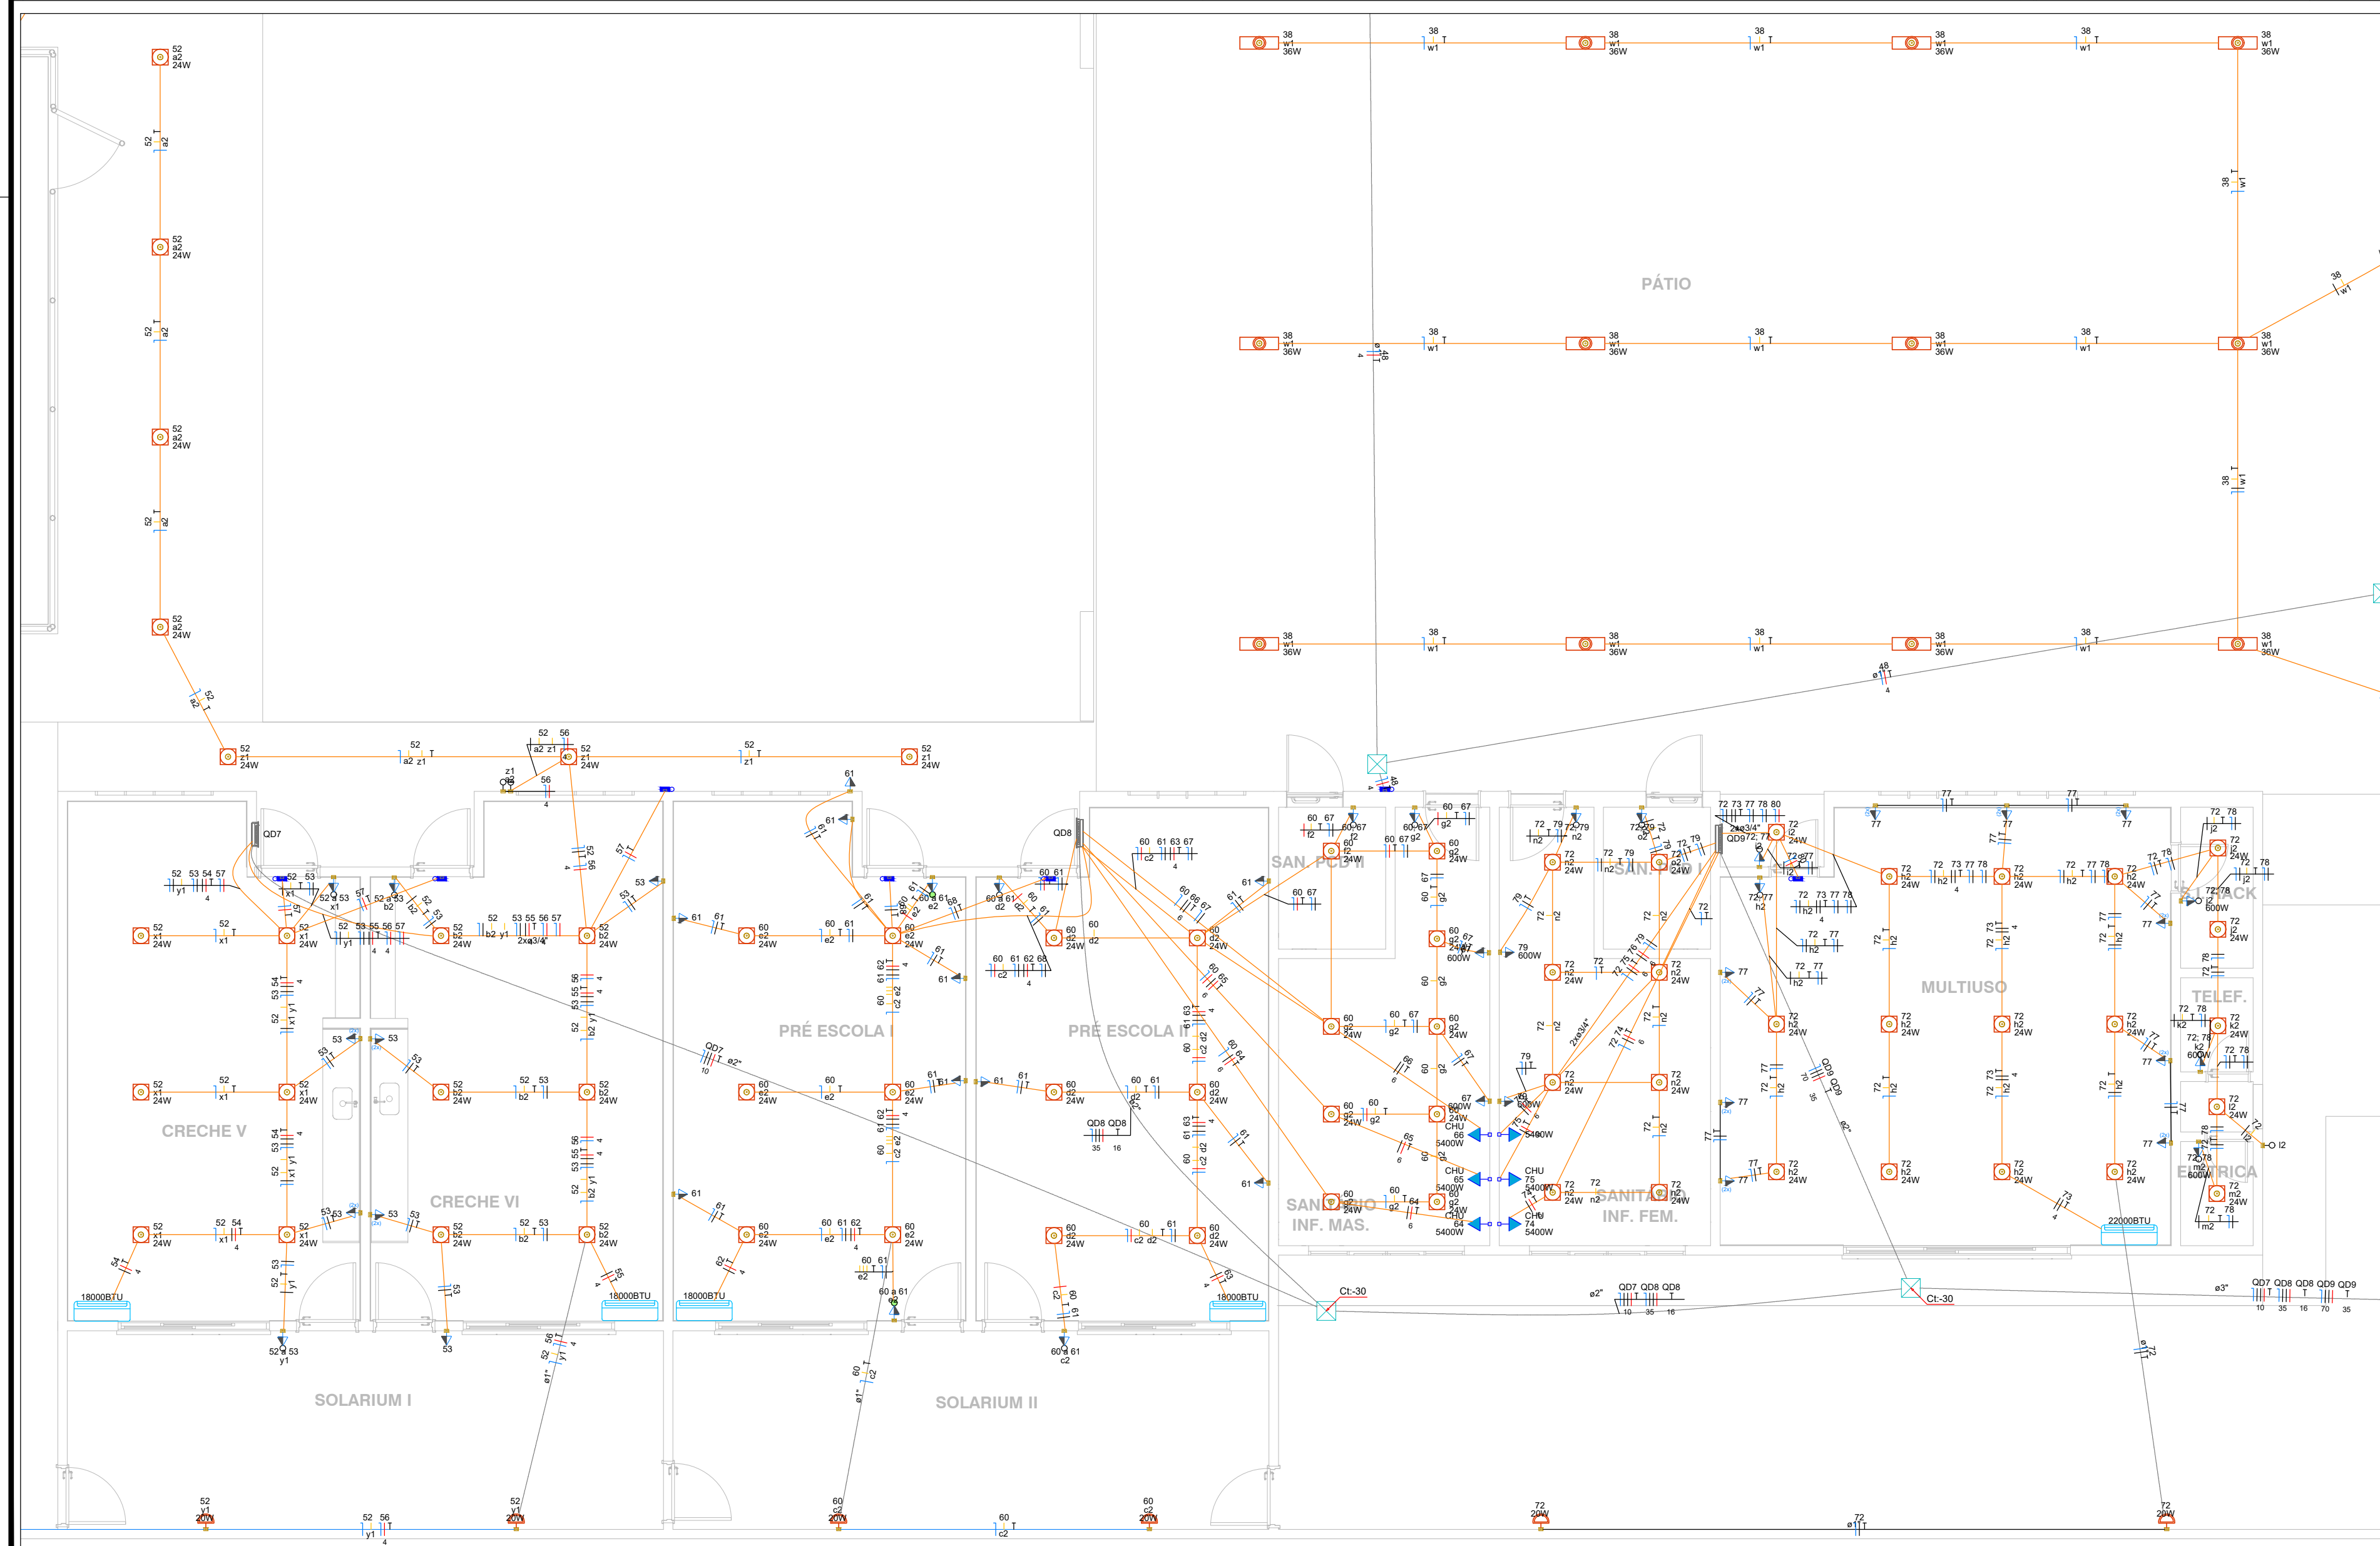

Legenda de condutos - TÉRREO	
Elétrica	
	Teto
	Alta
	Média
	Baixa
	Piso

Legenda - TÉRREO	
	Arandela tipo meia lua, de sobrepor, 20w
	Bomba Scv
	Caixa de passagem 300x300x300 no piso
	Entrada de serviço
	Exaustor
	Haste de aterramento cobreada - 3/4" x 2,40m
	Interruptor paralelo e Tomada hexagonal a 1,10m do piso
	Interruptor simples 1 tecla - 1,10m do piso
	Interruptor simples 2 teclas - 1,10m do piso
	Interruptor simples e Tomada hexagonal a 1,10m do piso
	Luminária de Emergência
	Luminária tipo calha LED slim 36W
	PONTO DE LUZ
	Plafon quadrado de embutir, 18w
	Plafon quadrado de embutir, 24w
	Quadro de distribuição
	Spot embutir solo superled 1w
	Tomada Alta p/ iluminação de emergência
	Tomada Média a 1,10m do piso
	Tomada alta 220V a 2,20m do piso
	Tomada alta a 2,20m do piso
	Tomada baixa a 0,30m do piso
	Tomada dupla Média a 1,10m do piso
	Tomada média a 1,10m do piso

2 PLANTA BAIXA - PARTE 2
ESCALA 1:100



PREFEITURA MUNICIPAL DE RIBAS DO RIO PARDO

OBRA
CONSTRUÇÃO DO EMEI AQUARELA

LOCAL
RUA EUCLIDES LERIANO MEDEIROS ESQUINA COM RUA ILMA MESTRE OLIVEIRA, SN,
RESIDENCIAL ALVORADA, RIBAS DO RIO PARDO - MS

ÁREA CONSTRUÍDA
1041,33 m²
ÁREA DO TERRENO
4746,00 m²

RESPONSÁVEL TÉCNICO PELO PROJETO
RONALDO DOS SANTOS BARBOSA
CREA nº 68.511/MS

PREFEITO
JOÃO ALFREDO DANIEZE
CNPJ 03.501.541/0001-91

DISCIPLINA
PROJETO DE INSTALAÇÕES ELÉTRICAS

CONTEÚDO
PLANTA BAIXA - PARTE 1 E 2, LEGENDA DE CONTUTOS E PEÇAS

FOLHA
3/6

ESCALA
Como indicado

DATA
MAIO/2023

CONVÊNIO

COORDENADAS
20°28'3.66"S
53°48'4.43"S