



Legenda de condutos - Térreo	
Esgoto	
Pluvial	
Ventilação	

- NOTAS DE PROJETO
- Medidas em centímetros, tubulações em milímetros.
  - Conferir todas as medidas e níveis na obra.
  - As elevações tem como referência o piso acabado do pavimento.
  - As informações básicas utilizadas para execução deste projeto foram obtidas em documentos/informações fornecidas pelo contratante.
  - QUAISQUER MODIFICAÇÕES devem ser informadas imediatamente ao projetista responsável.
  - Todas as peças de utilização e aparelhos sanitários tiverem sua posição definida pelo projeto arquitetônico.
  - Os traçados das tubulações de esgoto DEVEM SER SEGUIDOS CRITERIOSAMENTE, pois quaisquer mudanças podem afetar o dimensionamento.
  - Seguir as cotas das caixas de inspeção, caixas de gordura, caixas de areia e peças hidráulicas, afim de não alterar as inclinações do esgoto.
  - Na execução do traçado dos condutos, EM NENHUMA HIPÓTESE É PERMITIDO A DEMOLIÇÃO, ESCARIFICARÃO OU QUALQUER OUTRO TIPO INTERFERÊNCIA NOS ELEMENTOS ESTRUTURAIS existentes da edificação. Se necessário o projetista responsável pela estrutura, deve ser informado imediatamente.
  - Este projeto foi elaborado e DEVE SER EXECUTADO conforme os procedimentos e técnicas indicadas na NBR 8160 - INSTALAÇÕES PRÉDIAIS DE ESGOTO SANITÁRIO - PROJETO E EXECUÇÃO
  - 0 fundo das VALAS PARA PASSAGEM das tubulações devem ter uma superfície firme, sem pedras, lama ou entulhos.
  - Recomenda-se utilizar cama de areia ou terra fofa nas valas para proteger os tubos.
  - Em toda passagem de tubos que atravessam perpendicularmente paredes, pisos e lajes DEVE-SE UTILIZAR CAMISA DE PROTEÇÃO, com um tubo de diâmetro maior
  - Durante a obra, as tubulações e conexões que estiverem "abertas" devem ser protegidas com CAP.
  - Em cada conexão com tubos e peças, deve haver JUNTA DE DILATAÇÃO com 10% do diâmetro do tubo.
  - Devem ser utilizados pasta lubrificante e anel de vedação para as juntas de dilatação e JAMAIS COLA.

PLANTA BAIXA - ESGOTO SANITÁRIO  
Escala 1:125

Lista de materiais - Térreo	
Esgoto	
PVC Acessórios	
Caixa sifonada 150x185x75	37 pc
Sifão de copo p/ pia e lavatório 1" - 1.1/2"	31 pc
Sifão flexível c/ Adaptador 1.1/4" - 2"	3 pc
Válvula p/ lavatório e tanque 1"	31 pc
Válvula p/ tanque 40 mm	3 pc
PVC Esgoto	
Curva 90 curta 40 mm	33 pc
Joelho 45 100 mm	16 pc
18 pc	
50 mm	5 pc
75 mm	27 pc
Joelho 90 100 mm	20 pc
50 mm	45 pc
Joelho 90 c/anel p/ esgoto secundário 40 mm - 1.1/2"	33 pc
Junção simples 100 mm - 50 mm	10 pc
100 mm - 75 mm	9 pc
100 mm - 100 mm	14 pc
40 mm x 40 mm	2 pc
50 mm - 50 mm	1 pc
75 mm - 50 mm	1 pc
75 mm 75 mm	6 pc
Redução excêntrica 100 mm - 50 mm	2 pc
100 mm - 75 mm	6 pc
Tubo PVC ponta-bolsa c/ virola 100 mm - 4"	215.46 m
50 mm - 2"	40.38 m
75 mm - 3"	59.96 m
Tubo rígido c/ ponta lisa 40 mm	40.43 m
50 mm - 2"	1.8 m
Tê sanitário 50 mm - 50 mm	15 pc

Ventilação	
PVC Esgoto	
Joelho 45 50 mm	17 pc
Joelho 90 50 mm	113 pc
Luva simples 50 mm	15 pc
Tubo PVC ponta-bolsa c/ virola 50 mm - 2"	90.72 m
Tê sanitário 100 mm - 50 mm	15 pc
50 mm - 50 mm	14 pc
75 mm - 50 mm	26 pc
Caixas de Passagem	
Caixa de inspeção esgoto simples CE- 60x60 cm	10 pc
Caixa de passagem PVC 25 cm	15 pc
Poço de visita para esgoto PVE- 80 x 80 x m	4 pc

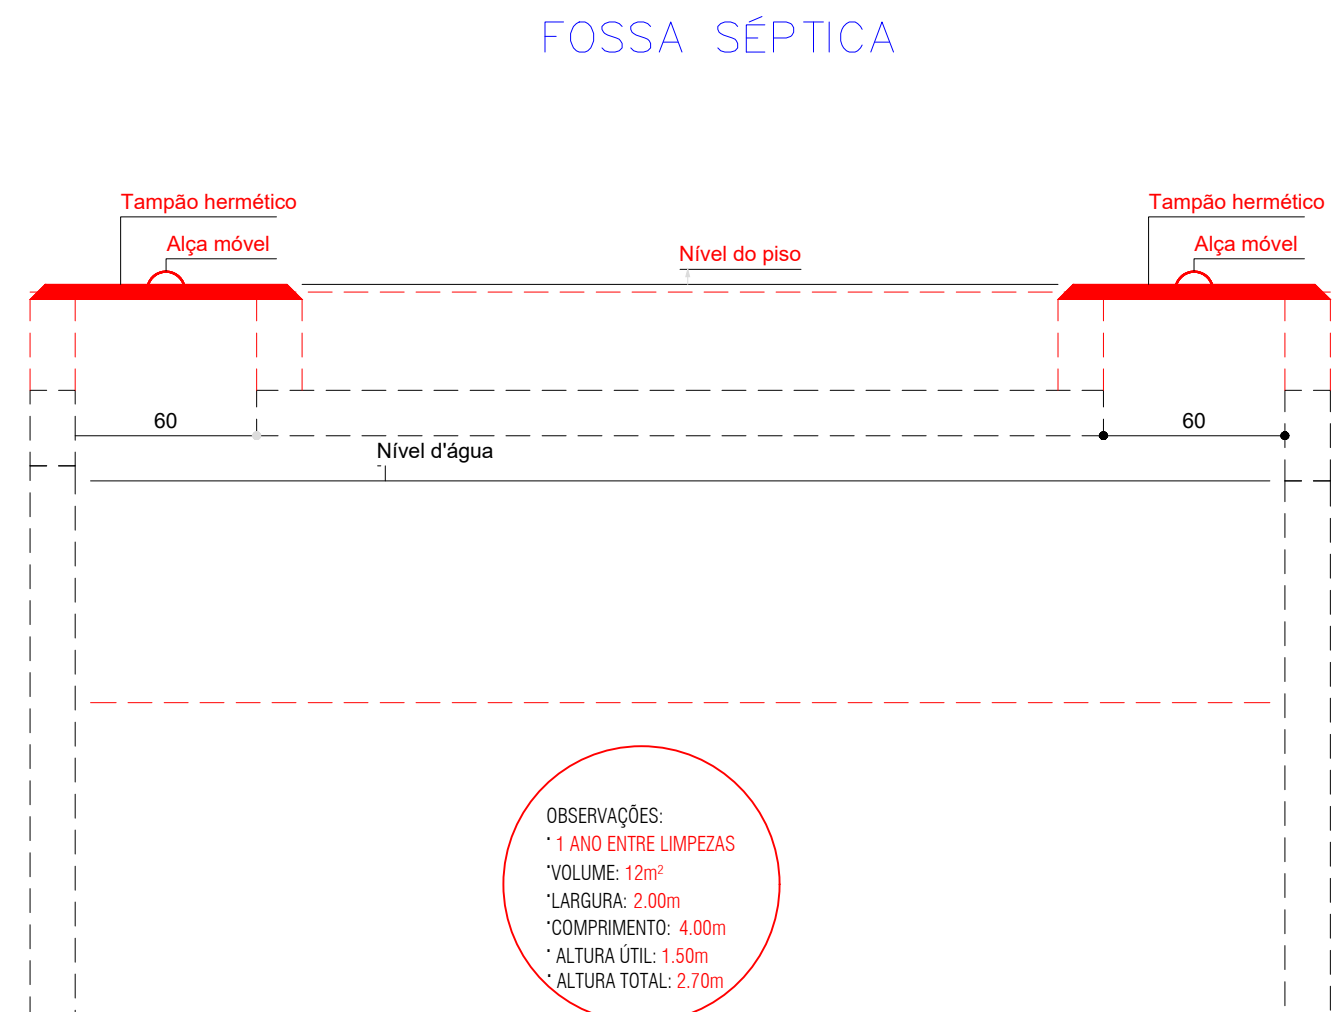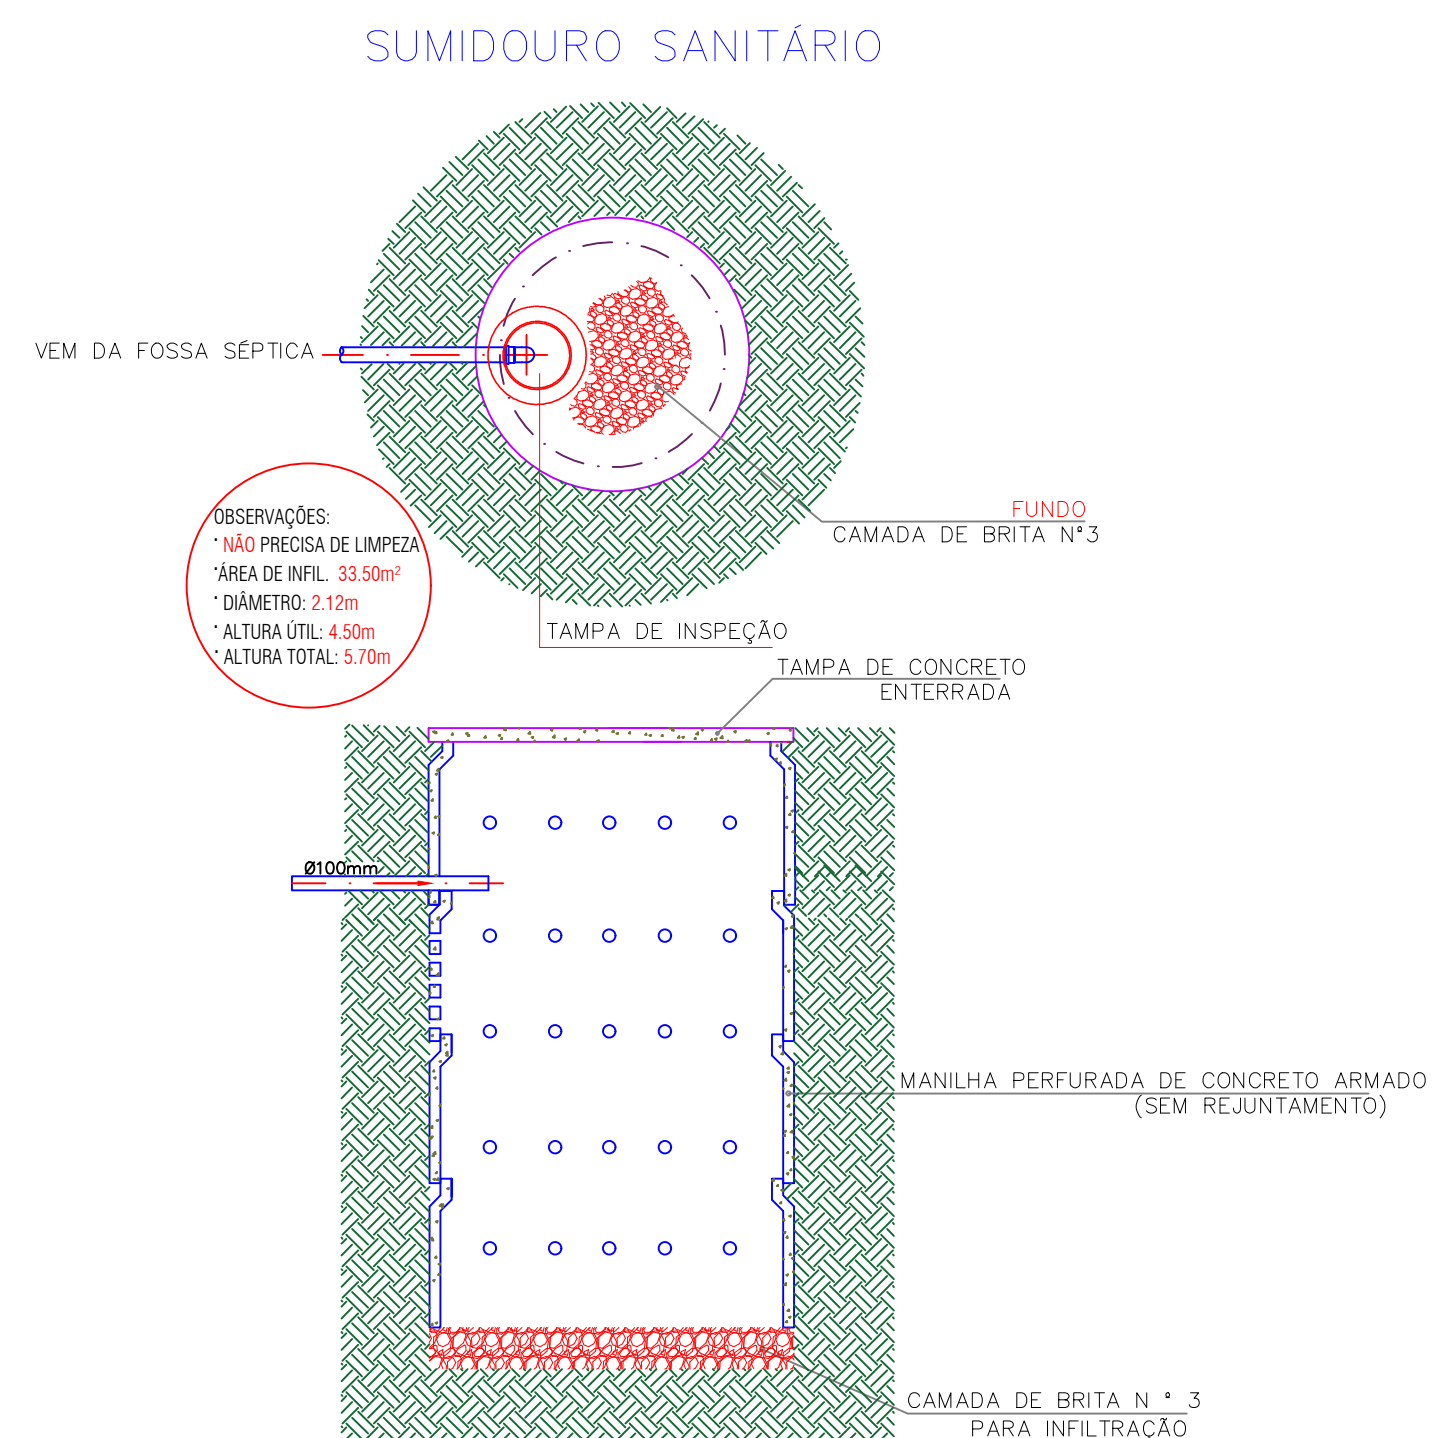

PREFEITURA MUNICIPAL DE RIBAS DO RIO PARDO

OBRA  
CONSTRUÇÃO DO EMEI RAO DE SOL

LOCAL  
RUA LISBOA ESQUINA COM AV. DIRIO RICARTES, SN, RIBAS DO RIO PARDO - MS

RESPONSÁVEL TÉCNICO P/ PROJETO  
JACQUICELLE GOMES FEITOSA  
CREA nº 63.733/MS

PREFEITO  
JOÃO ALFREDO DANIEZE  
CNPJ 03.501.541/0001-91

DISCIPLINA  
PROJETO DE INSTALAÇÕES HIDROSSANITÁRIAS

CONTEÚDO  
PLANTA BAIXA - ESGOTO SANITÁRIO  
DETALHES - UNIDADES DE TRATAMENTO

ESCALA  
Como indicado

DATA  
JUNHO/2023

CONVÊNIO

COORDENADAS  
50°28'4.88"S  
53°43'5.65"O

ÁREA CONSTRUÍDA  
1041.33m²  
ÁREA DO TERRENO  
18433.40m²

FOLHA  
1/6