

01 | CASA DE BOMBAS

ESCALA 1:25


Legenda de peças - Térreo		
A2	Bomba Hidráulica - Recalque	
F1	Thebe	
F3	Recalque - THE B 12 BA 1/3CV R100	1pc
F1	Joelho 90° soldável	1pc
F3	PVC rígido soldável	1pc
F3	Valvula de retenção vertical	1pc
F3	PVC rígido soldável	1pc
F3	Adapt sold.curto c/bolsa-rosca p registro	2pc
F3	25 mm - 3/4"	
F4	Metals	
F4	Registro bruto de gaveta industrial	1pc
F4	3/4"	
F4	PVC rígido soldável	1pc
F4	Adapt sold.curto c/bolsa-rosca p registro	2pc
F4	25 mm - 3/4"	
F5	PVC rígido soldável	1pc
F5	Tê 90 soldável	1pc
F5	25 mm	

Legenda de condutos - Térreo	
Água fria	
Água fria (Recalque)	
Água fria (Sucção)	
Alimentação	

Legenda - Térreo	
Bomba Hidráulica	
Hidrómetros	
Registro bruto gaveta Industrial c/PVC soldável	
Registro de gaveta c/canopla cromada c/PVC soldável	
Registro de pressão c/ canopla cromada	
Valvula de descarga c/PVC soldável	
Valvula de retenção vertical c/ PVC soldável	

Lista de materiais - Térreo		
Alimentação		
Bomba Hidráulica - Recalque		
FAMAC		
Recalque - F58-R T 1/3CV R105	2 pc	
Metais		
Registro esfera borboleta bruto PVC		
3/4"	1 pc	
PVC misto soldável		
Joelho 90 soldável c/ rosca		
25 mm - 3/4"	3 pc	
PVC rígido roscável		
Tubos		
3/4"	0.28 m	
PVC rígido soldável		
Adapt sold.curto c/bolsa-rosca p registro		
25 mm - 3/4"	1 pc	
Joelho 90° soldável		
25 mm	18 pc	
Tubos		
25 mm	203.99 m	
Tê 90 soldável		
25 mm	8 pc	
Água fria		
Aparelho		
Bebedouro		
25mmx 1/2"	2 pc	
Chuveiro		
25mm x 1/2"	18 pc	
Máquina de Lavar Roupa		
25mm x 3/4"	2 pc	
Torneira de Jardim		
25 mm x 1/2"	4 pc	
25 mm x 3/4"	11 pc	
Torneira de Pia de Cozinha		
25 mm - 1/2"	7 pc	
25mm - 3/4"	5 pc	
Torneira de Tanque de Lavar		
25mmx 3/4"	3 pc	
Torneira de lavatório		
25 mm - 1/2"	28 pc	
Vaso Sanitário c/ cx. acoplada		
1/2"	5 pc	
Vaso Sanitário p/ Válvula de Descarga de 1 1/4"		
40mm - 1 1/2"	16 pc	
Metais		
Registro bruto de gaveta industrial		
1.1/2"	1 pc	
1.1/4"	1 pc	
2.1/2"	3 pc	
Registro de gaveta c/ canopla cromada		
1"	4 pc	
3/4"	45 pc	
Válvula de descarga alta pressão		
1.1/4"	16 pc	
PVC Acessórios		
Bolsa de ligação p/ vaso sanitário		
1.1/2"	16 pc	
Engate flexível cobre cromado com canopla		
1/2 - 30cm	5 pc	
Engate flexível plástico		
1/2 - 30cm	30 pc	
Tubo de descarga VDE.		
38 mm	16 pc	
Tubo de ligação latão cromado c/ canopla p/ vaso Sa.		
38 mm	16 pc	

PVC rígido soldável		
Adapt sold.curto c/bolsa-rosca p registro		
25 mm - 3/4"	90 pc	
32 mm - 1"	8 pc	
40 mm - 1.1/4"	2 pc	
50 mm - 1.1/2"	2 pc	
50 mm - 1.1/4"	16 pc	
75 mm - 2.1/2"	6 pc	
Bucha de redução sold. curta		
50 mm - 40 mm	1 pc	
Joelho 45 soldável		
40 mm	1 pc	
Joelho 90° soldável		
25 mm	68 pc	
32 mm	4 pc	
40 mm	2 pc	
50 mm	2 pc	
75 mm	14 pc	
Joelho de redução 90 soldável		
32 mm - 25 mm	4 pc	
Luva soldável		
25 mm	45 pc	
32 mm	4 pc	
50 mm	17 pc	
Registro de pressão c/ canopla cromada		
3/4"	18 pc	
Tubos		
25 mm	129.48 m	
32 mm	12.56 m	
40 mm	8.66 m	
50 mm	46.94 m	
75 mm	61.53 m	
Tê 90 soldável		
32 mm - 25 mm	1 pc	
Tê de redução 90 soldável		
32 mm - 25 mm	8 pc	
75 mm - 50 mm		
1 pc		
PVC soldável azul c/ bucha latão		
Joelho 90° soldável com bucha de latão		
25 mm - 3/4"	19 pc	
Joelho de redução 90° soldável com bucha de latão		
25 mm - 1/2"	56 pc	
Tê red.90 sold c/ bucha latão B central		
25 mm - 1/2"	8 pc	
Tê sold c/ bucha latão bolsa central		
25 mm - 3/4"	2 pc	
Água fria (Recalque)		
Metais		
Valvula de retenção vertical		
3/4"	2 pc	
PVC rígido soldável		
Adapt sold.curto c/bolsa-rosca p registro		
25 mm - 3/4"	4 pc	
Joelho 90° soldável		
25 mm	5 pc	
Tubos		
25 mm	19.89 m	
Água fria (Sucção)		
Metais		
Registro bruto de gaveta industrial		
3/4"	3 pc	
PVC rígido soldável		
Adapt sold.curto c/bolsa-rosca p registro		
25 mm - 3/4"	6 pc	
Joelho 90° soldável		
25 mm	2 pc	
Tubos		
25 mm	8.47 m	
Tê 90 soldável		
25 mm	1 pc	

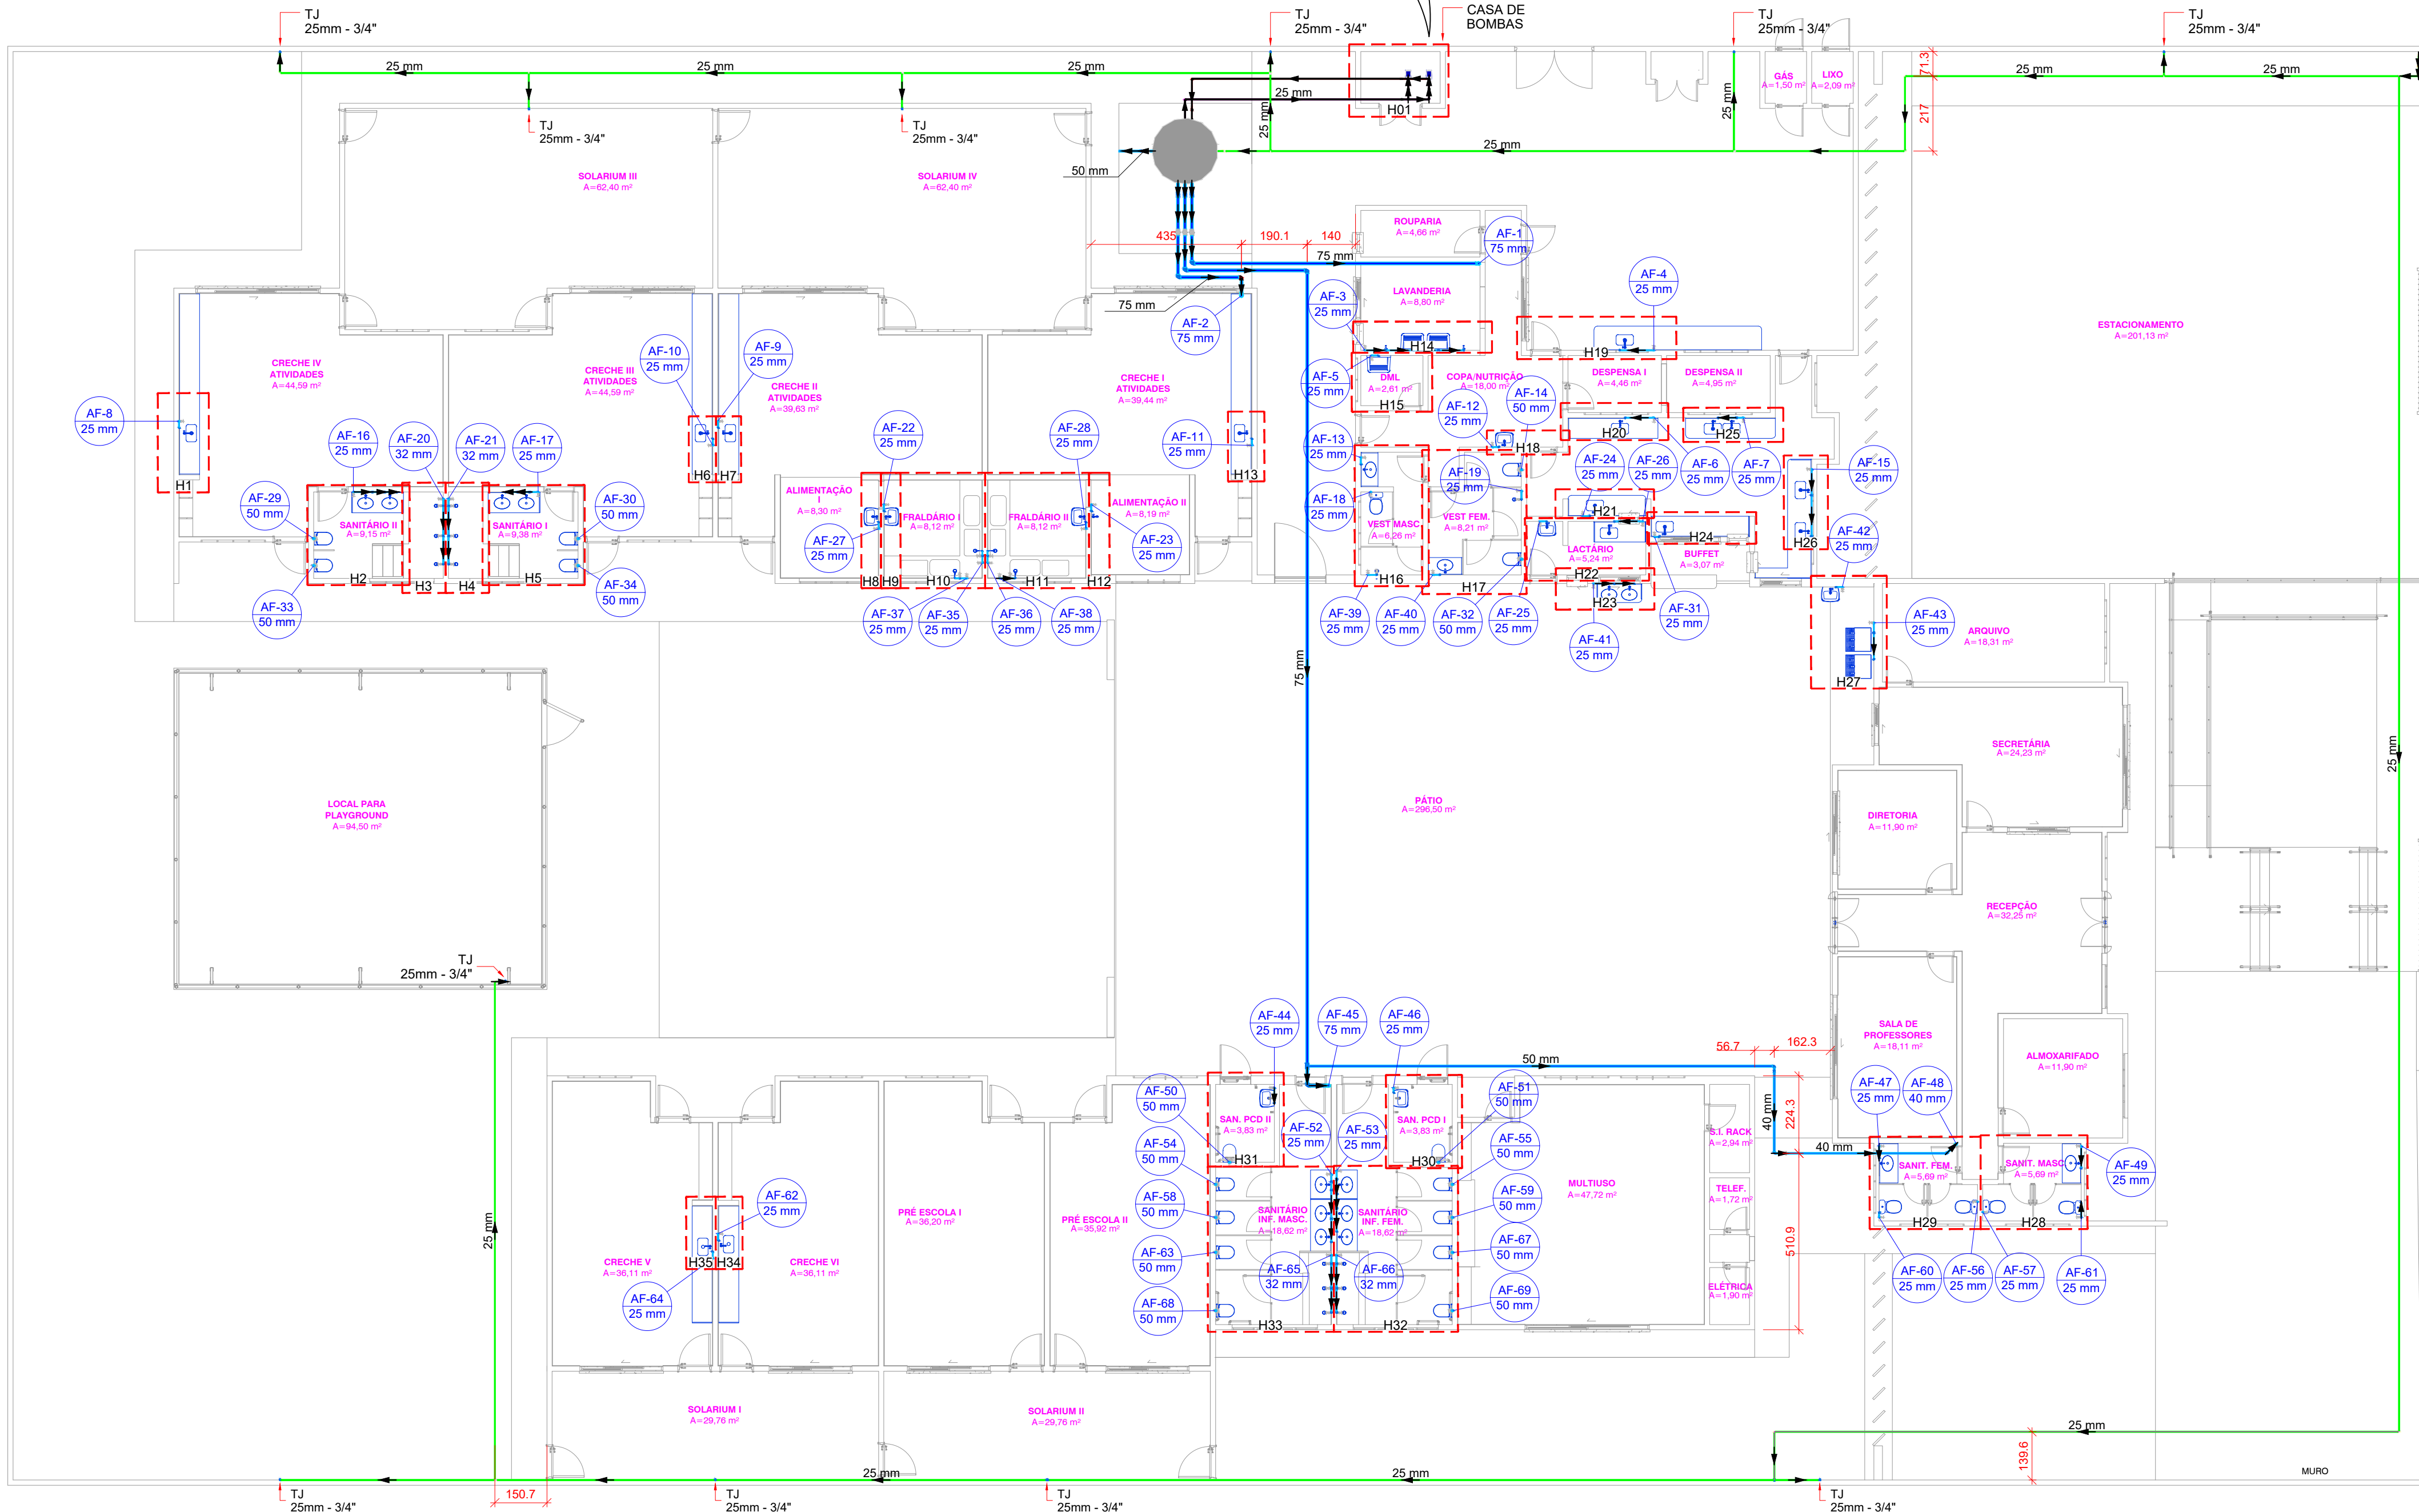

2 | PLANTA BAIXA TÉRREO

ESCALA 1:125



PREFEITURA MUNICIPAL DE RIBAS DO RIO PARDO

OBRA
CONSTRUÇÃO DO EMEI RAIOS DE SOL

LOCAL
AV. LISBOA ESQUINA COM AV. DIRIO RICARTES, S/N, JARDIM DOS ESTADOS, RIBAS DO RIO PARDO/MS

ÁREA CONSTRUÍDA
1.041,33

ÁREA DO TERRENO
18.433,40

RESPONSÁVEL TÉCNICO P/ PROJETO
JACQUICELLE GOMES FEITOSA
CREA nº 63.733/MS

PREFEITO
JOÃO ALFREDO DANIEZE
CNPJ 03.501.541/0001-91

DISCIPLINA
PROJETO DE INSTALAÇÕES HIDROSSANITÁRIAS

CONTEÚDO
PLANTA BAIXA TÉRREO, DETALHE ISOMÉTRICO DA CASA DE BOMBAS, LEGENDA DE CONDUTOS, LEGENDA DE PEÇAS E LISTA DE MATERIAIS

FOLHA
2/7

ESCALA
Como indicado

DATA
JULHO/2023

CONVÊNIO

COORDENADAS
20° 28' 4,98" S
53° 46' 5,95" O